




SEZIONE A-A
scala (1:50)

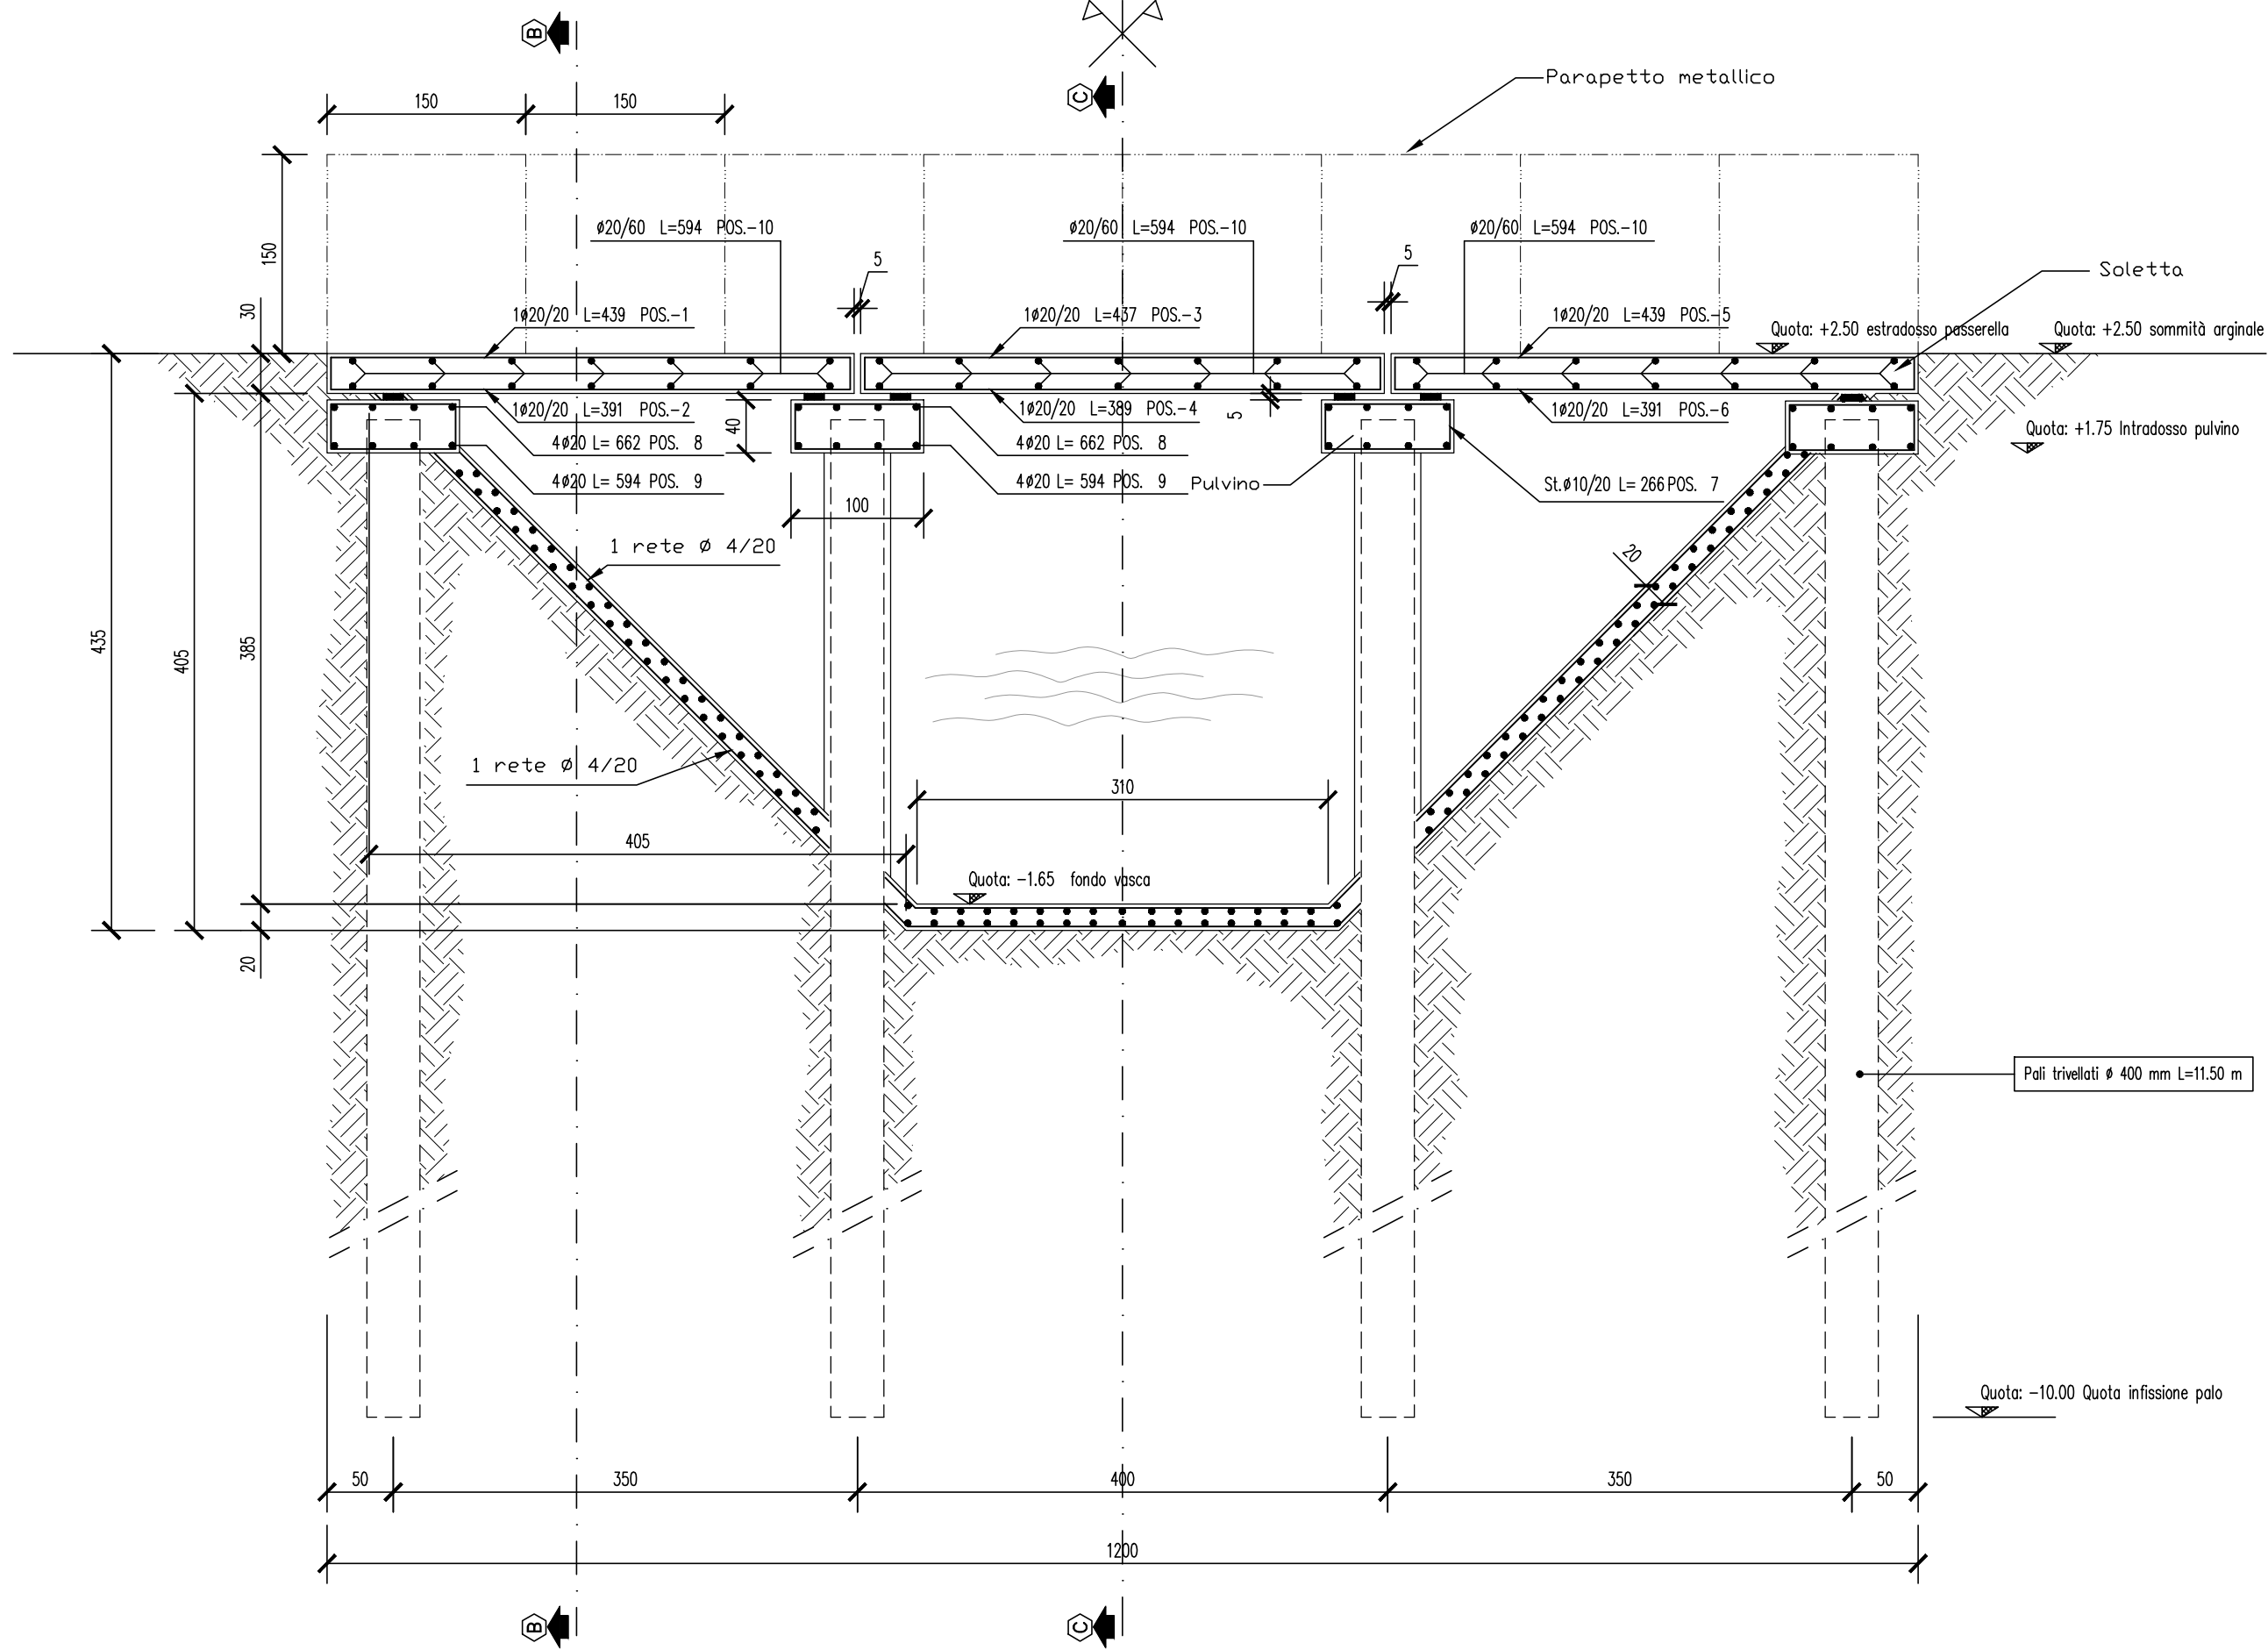


SEZIONE B-B
scala (1:50)

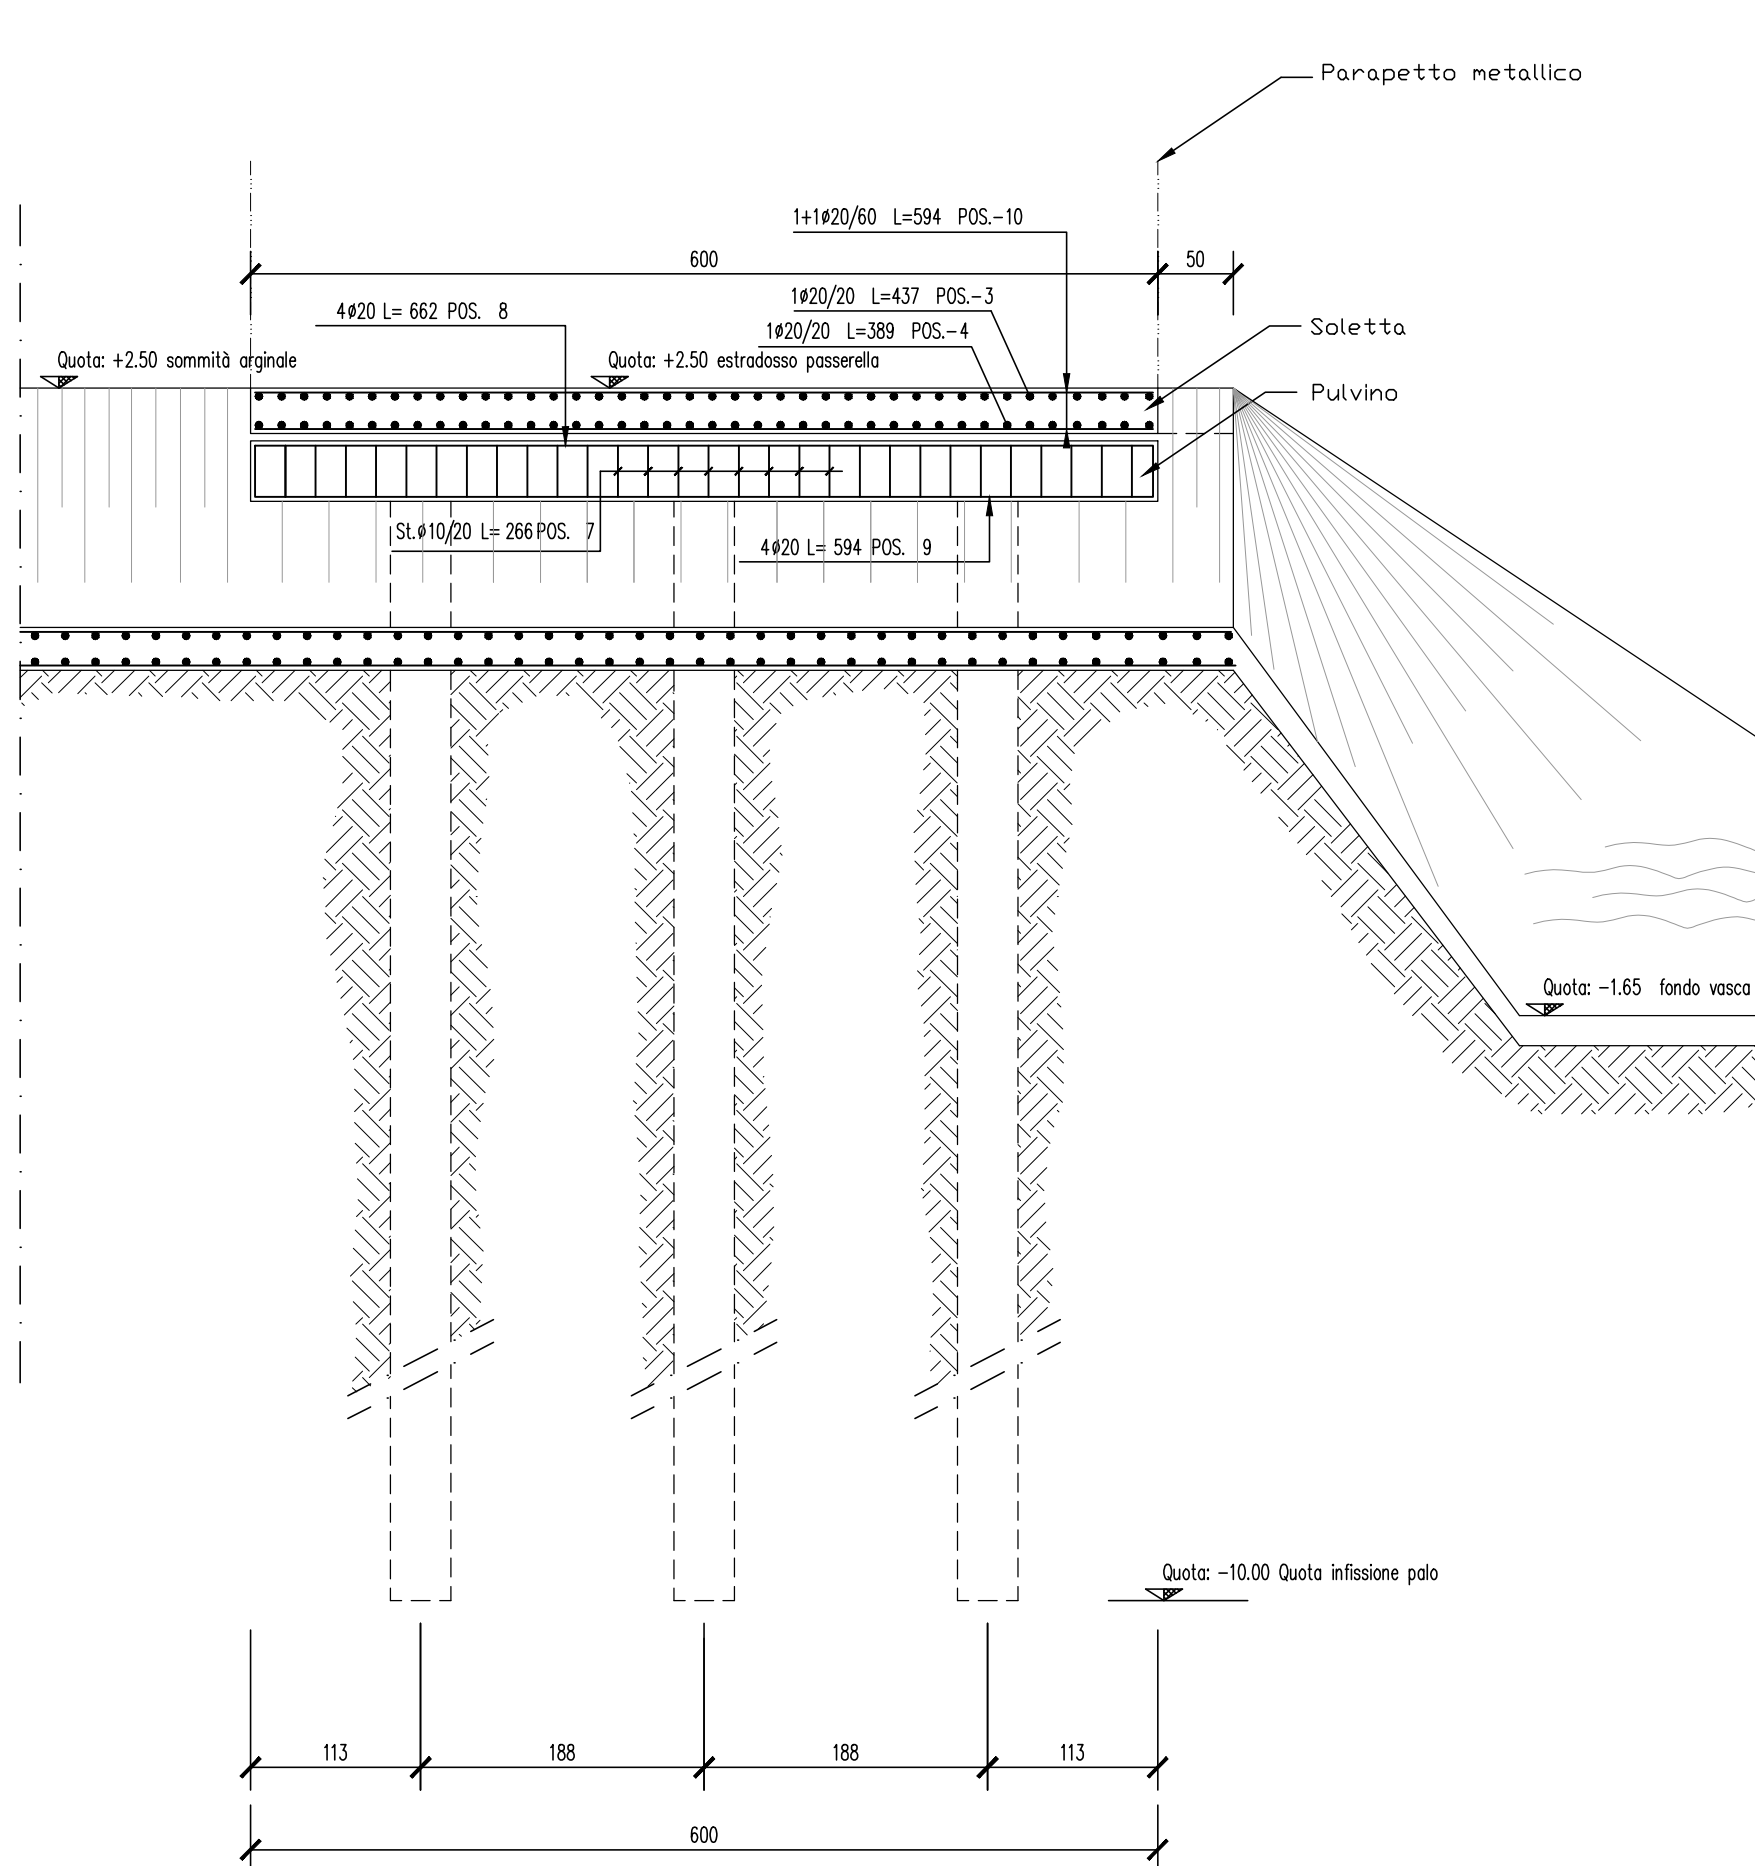

VISTA IN PIANTA
scala (1:50)

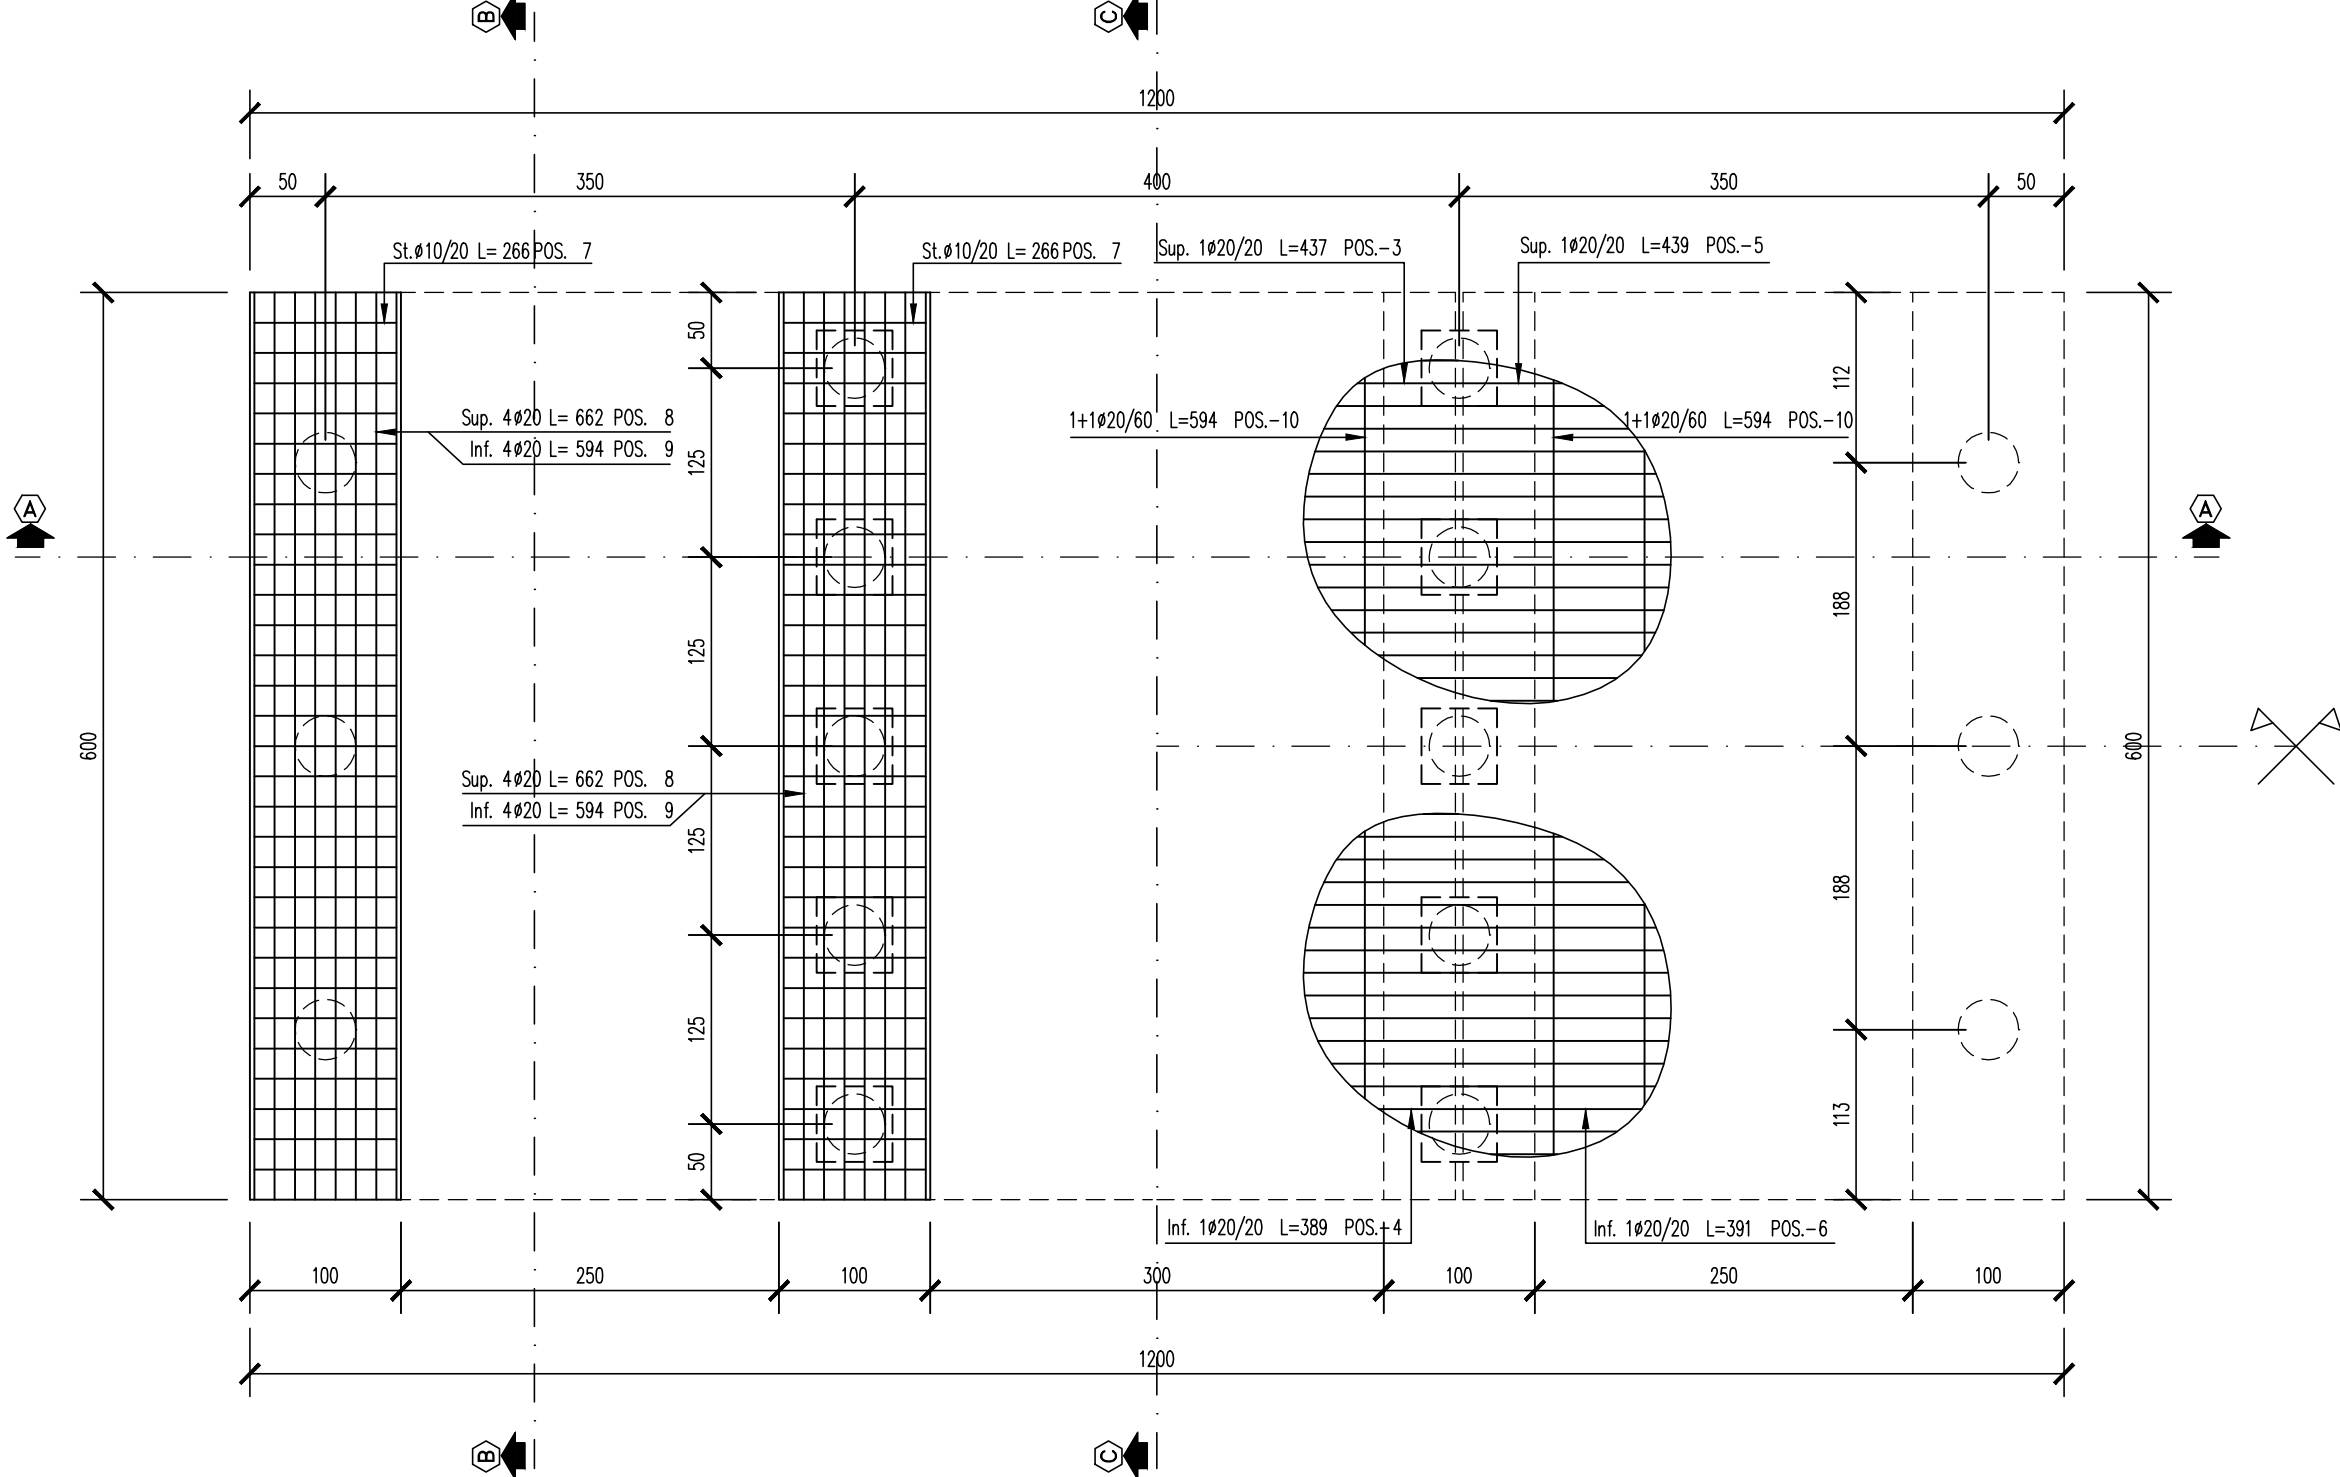

SEZIONE C-C
scala (1:50)

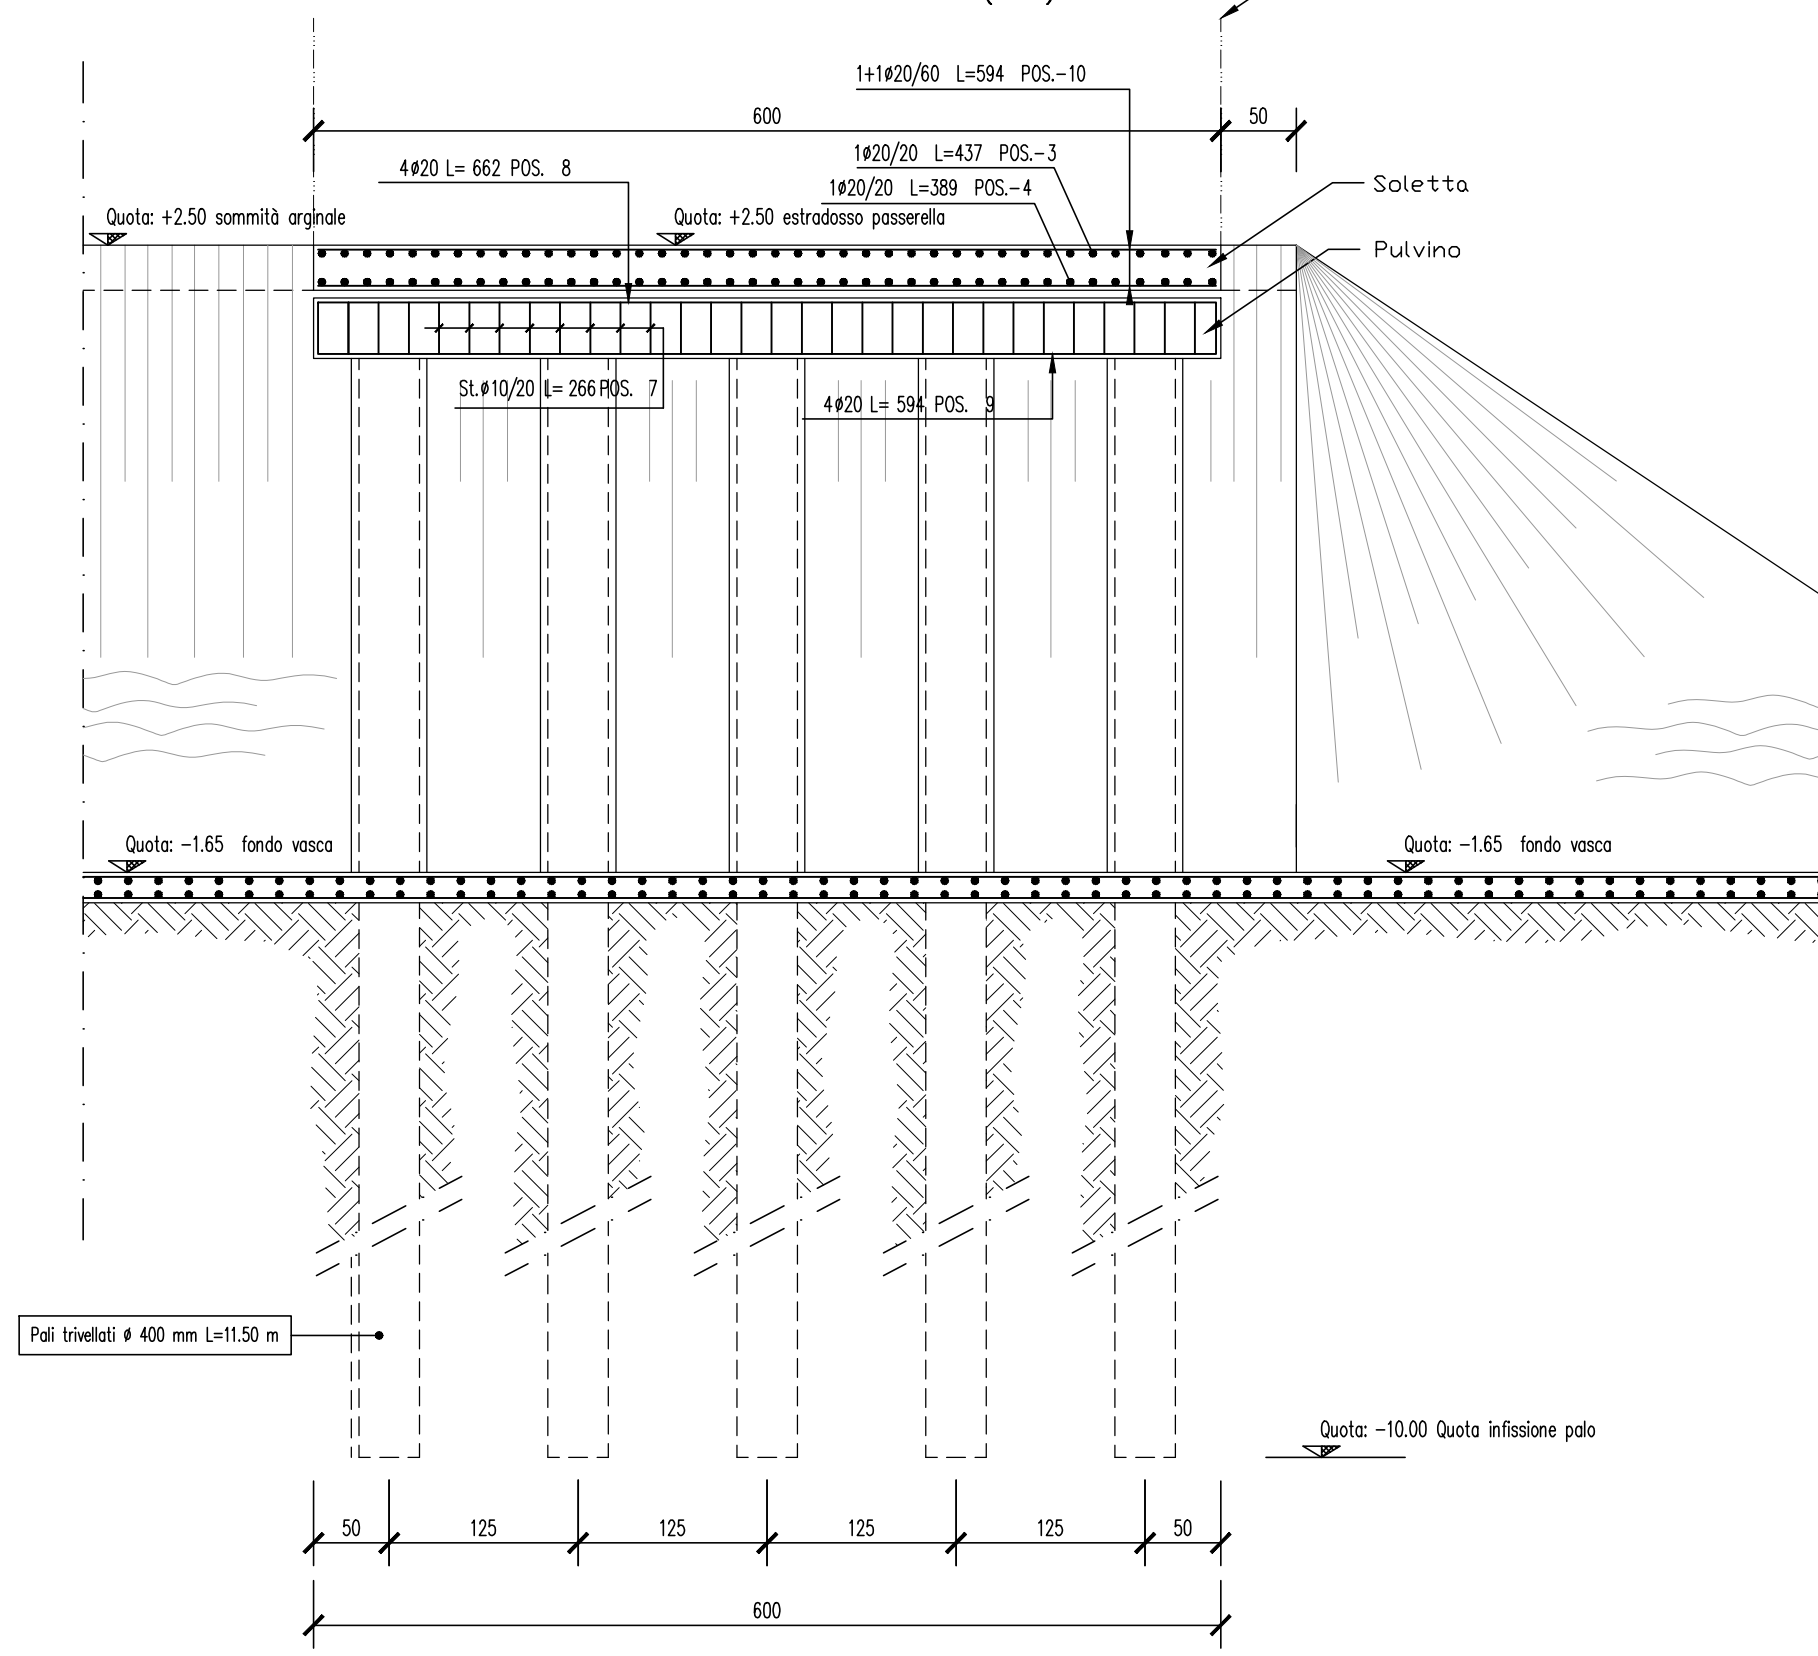

N°	Rev.	Note Revisione	Data	Nome
1				
2				
3				
4				
5				

Consorzio di Bonifica PIANURA di FERRARA

44121 Ferrara - Via Borgo dei Leoni, 28
Codice Fiscale 93076450381
Tel.: 0532.218211 - Fax: 0532.211402
E-mail: info@bonificaferrara.it

PROGETTO SISTEMA IRRIGUO VALLI GIRALDA-GAFFARO-FALCE

PROGETTO ESECUTIVO

Opere di competenza del Ministero delle Politiche Agricole e Forestali

Salvaguardia ambientale e riassetto irriguo del comprensorio

**Progetto di adeguamento funzionale del sistema irriguo
delle valli Giralda, Gaffaro e Falce in Comune di Codigoro (FE)
1° e 2° LOTTO**

ELABORATI GRAFICI

Ad1 - MANUFATTO DI COLLEGAMENTO SOMMITA' ARGINI VASCA

Oggetto dell'elaborato:			Elaborato n°
ARMATURE			5.12
Pos. arch.	1205_GGF	Data:	Scala: 1:50
IL PROGETTISTA (Dott. Ing. Fabrizio Brunetti)		IL RESPONSABILE DEL PROCEDIMENTO (Dott. Ing. Gianni Tebaldi)	
ORDINE DEGLI INGEGNERI DELLA PROVINCIA DI FERRARA N° 820 Albo dott. ing. Fabrizio BRUNETTI		Disegnatore: Fabrizio	
		Aggiornamenti:	
		File: 1205GGF-T12-E	

STUDIO TECNICO INGEGNERI ASSOCIATI MICHELE FERNANI, FABRIZIO BRUNETTI PROGETTAZIONE INGEGNERIA CIVILE, IDRAULICA NORMATIVA ANTINCENDIO NORMATIVA SICUREZZA		VIA MASCHERATO, 17 44121 FERRARA TEL.: 0532.210796 - FAX: 0532.215210 C.F. / P. I.V.A.: 01115500389 E-Mail: f.brunetti@stinas.it
CUP:		13-1501-0005