

 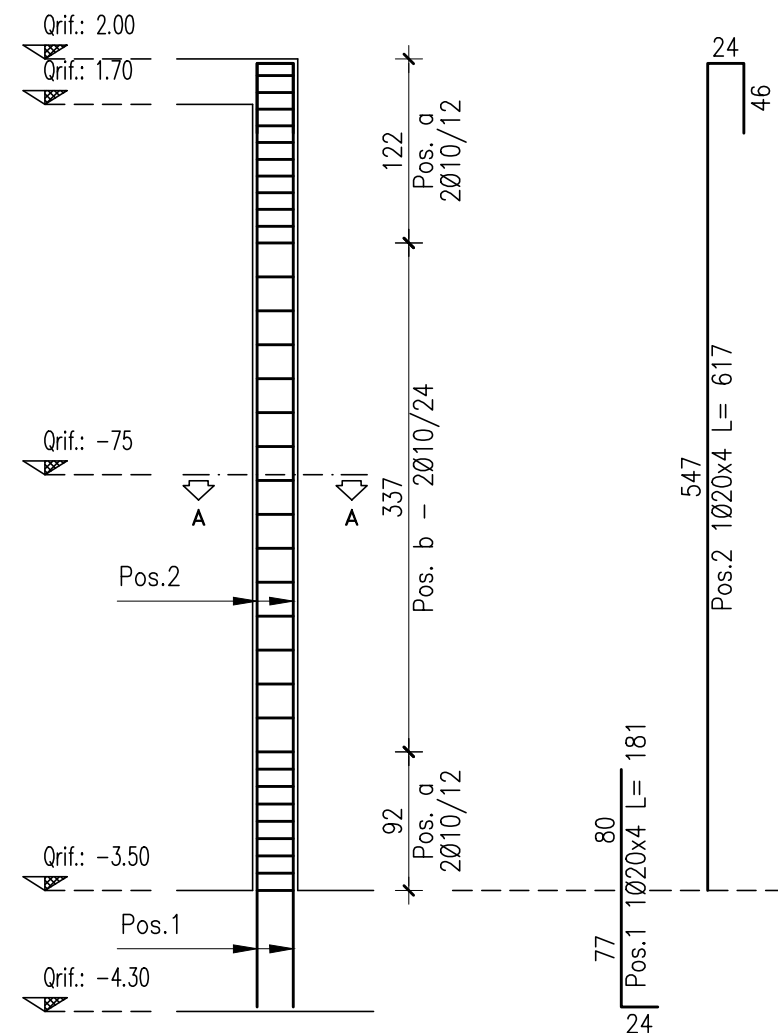
 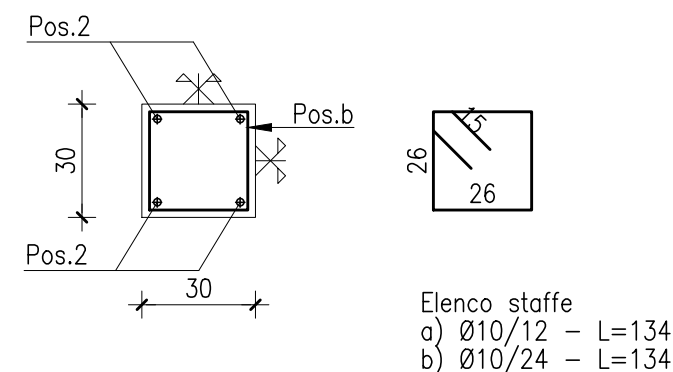
 
 


PILASTRO 30x30  
scala (1:50)



SEZIONE A-A  
scala (1:20)



Pilastrata 27		tavola n. foglio 1				
pos.		Ø	numero	lungh.	peso u.	peso t.
1		20	4	181	4.46	17.85
2		20	4	617	15.22	60.88
a		10	19	134	0.83	15.77
b		10	15	134	0.83	12.45
					totale	106.95

PRESCRIZIONI	
<p><b>FONDAZIONI:</b></p> <ul style="list-style-type: none"><li>- Calcestruzzo C28/35</li><li>- Classe di esposizione XC2</li><li>- Acciaio B450C</li><li>- Copriferro cm. 3</li><li>- Diametro massimo inerte cm. 2</li><li>- Slump S4</li></ul>	<p><b>PARTI ESTERNE:</b></p> <ul style="list-style-type: none"><li>- Calcestruzzo C32/40</li><li>- Classe di esposizione XC4</li><li>- Acciaio B450C</li><li>- Copriferro cm. 3</li><li>- Diametro massimo inerte cm. 2</li><li>- Slump S4</li></ul>

**Consorzio di Bonifica PIANURA di FERRARA**

44121 Ferrara - Via Borgo dei Leoni, 28  
Codice Fiscale 93076450381  
Tel.: 0532.218211 - Fax: 0532.211402  
E-mail: [info@bonificafergara.it](mailto:info@bonificafergara.it)



# PROGETTO SISTEMA IRRIGUO VALLI GIRALDA-GAFFARO-FALCE

## PROGETTO ESECUTIVO

Opere di competenza del Ministero delle Politiche Agricole e Forestali

## Salvaguardia ambientale e riassetto irriguo del comprensorio

## Progetto di adeguamento funzionale del sistema irriguo delle valli Giralda, Gaffaro e Falce in Comune di Codigoro (FE)

## 1° e 2° LOTTO

## ELABORATI GRAFICI

## E - IMPIANTO DI SOLLEVAMENTO GIRALDA

Oggetto dell'elaborato:

ARMATURA PILASTRO 30x30

Elaborato n°

# 5.34

Pos. arch. 1205 GGF

Data:

Scala: 1:20/1:50

**IL PROGETTISTA**  
(Dott. Ing. Fabrizio Brunetti)

**IL RESPONSABILE  
DEL PROCEDIMENTO**  
(Dott. Ing. Gianni Tebaldi)

Disegnatore: Fabrizio

Aggiornamenti:

File: 1205GGF-T34-E

STUDIO TECNICO INGEGNERI ASSOCIATI

**stinor** MICHELE FERGNANI, FABRIZIO BRUNETTI  
PROGETTAZIONE INGEGNERIA CIVILE, IDRAULICA  
NORMATIVA ANTINCENDIO  
NORMATIVA SICUREZZA

VIA MASCHERAIO, 17  
44121 FERRARA  
TEL.: 0532.210796 - FAX: 0532.215210  
C.F. / P. I.V.A. : 01115500389  
E-Mail: f.brunetti@stinas.it

CUP:

Commissa: 13-1501-0005