




___	___	___/___/___	___
___	___	___/___/___	___
___	___	___/___/___	___
___	___	___/___/___	___
___	___	___/___/___	___
N° Rev.	Note Revisione	Data	Nome

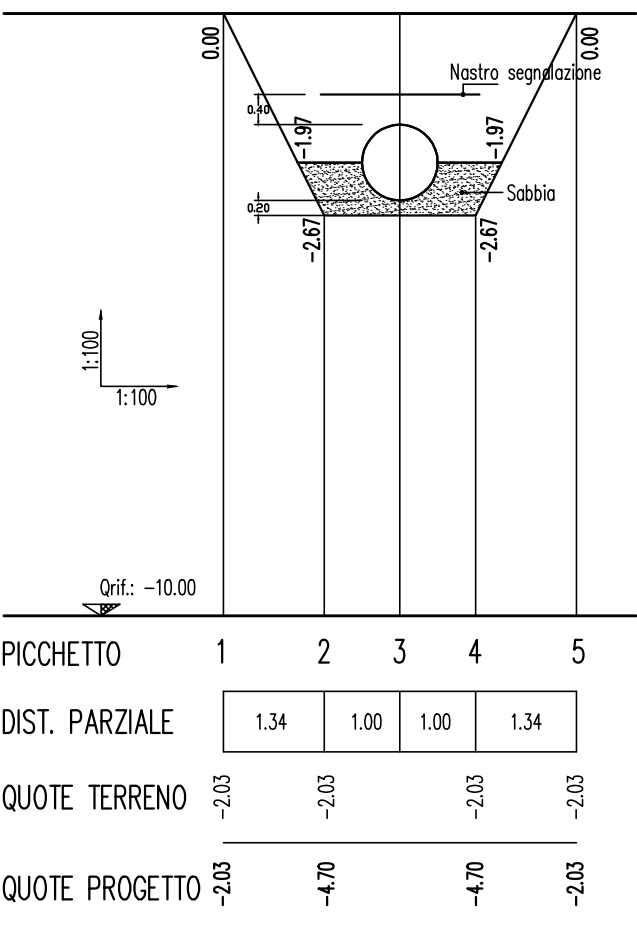

– TABELLA DATI –

- | | |
|-------------------------|------------|
| - Quota media terreno : | -2.03 mt. |
| - Quota media progetto: | -4.70 mt. |
| - Area Sezione : | 8.91 mq. |
| - Sviluppo totale : | 914.65 mt. |
| - Volume di scavo : | 8146 mc. |
| - Volume sabbia : | 1145 mc. |
| - Volume riempimento : | 6282 mc. |



PROGETTO SISTEMA IRRIGUO VALLI GIRALDA-GAFFARO-FALCE

PROGETTO ESECUTIVO

Opere di competenza del Ministero delle Politiche Agricole e Forestali


Salvaguardia ambientale e riassetto irriguo del comprensorio

**Progetto di adeguamento funzionale del sistema irriguo
delle valli Giralda, Gaffaro e Falce in Comune di Codigoro (FE)
1° e 2° LOTTO**

ELABORATI GRAFICI

RETE DI DISTRIBUZIONE

Oggetto dell'elaborato: <h1 style="text-align: center;">PROFILO LONGITUDINALE N° 1a</h1>		Elaborato n° <h1 style="text-align: center;">5.51</h1>
Pos. arch. 1205_GGF	Data:	Scala: 1:100/1:2.000
IL PROGETTISTA (Dott. Ing. Fabrizio Brunetti)		IL RESPONSABILE DEL PROCEDIMENTO (Dott. Ing. Gianni Tebaldi)
		Disegnatore: Fabrizio Aggiornamenti:
		File: 1205GGF-T51-E

STUDIO TECNICO INGEGNERI ASSOCIATI		VIA MASCHERAIO, 17	CUP:
MICHELE FERGNANI, FABRIZIO BRUNETTI		44121 FERRARA	
	PROGETTAZIONE INGEGNERIA CIVILE, IDRAULICA	TEL.: 0532.210796 - FAX: 0532.215210	Commessa: 13-1501-0005
	NORMATIVA ANTINCENDIO	C.F. / P. I.V.A.: 01115500389	
	NORMATIVA SICUREZZA	E-Mail: f.brunetti@stinas.it	