





Planimetria scala 1:200

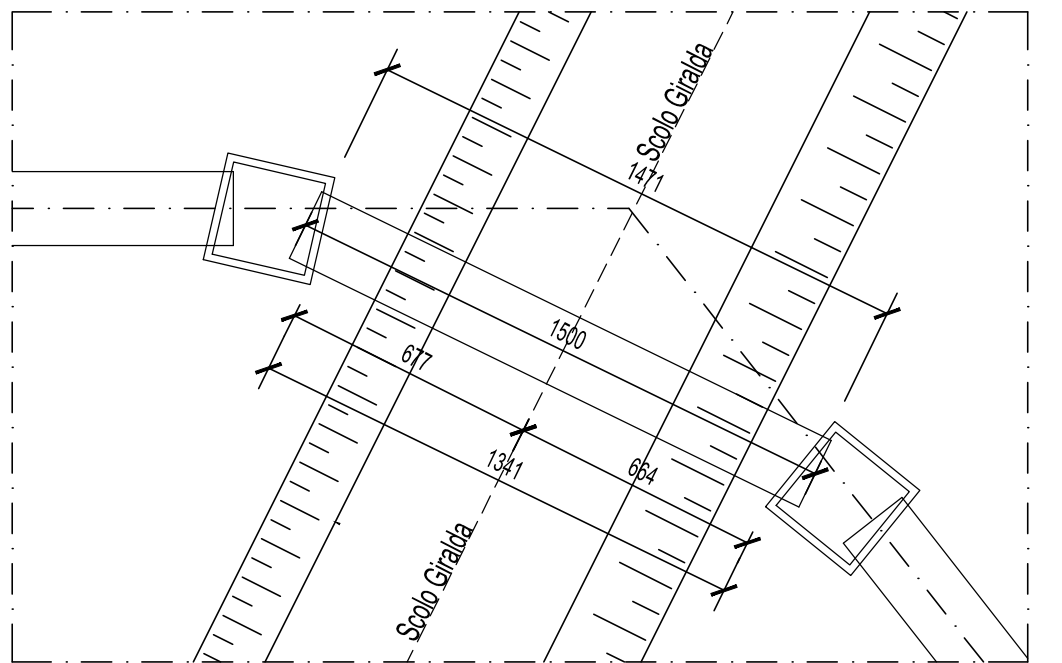


Sezione A - A a quota -2.50  
armatura tipo A

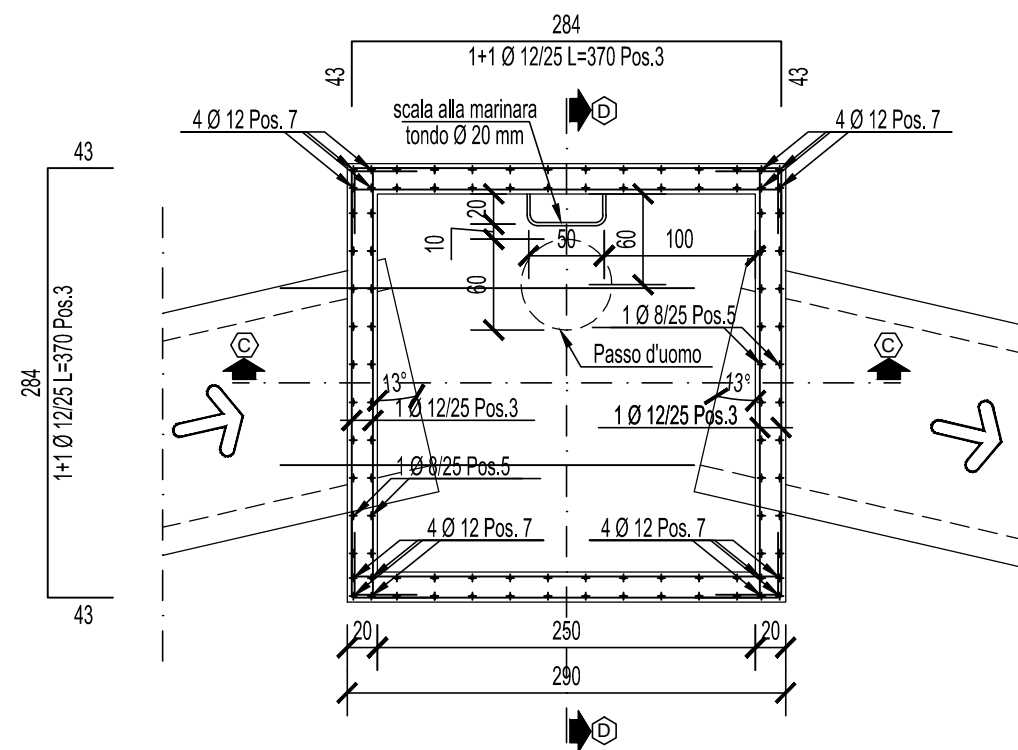


Sezione B - B a quota -7.00  
armatura tipo B

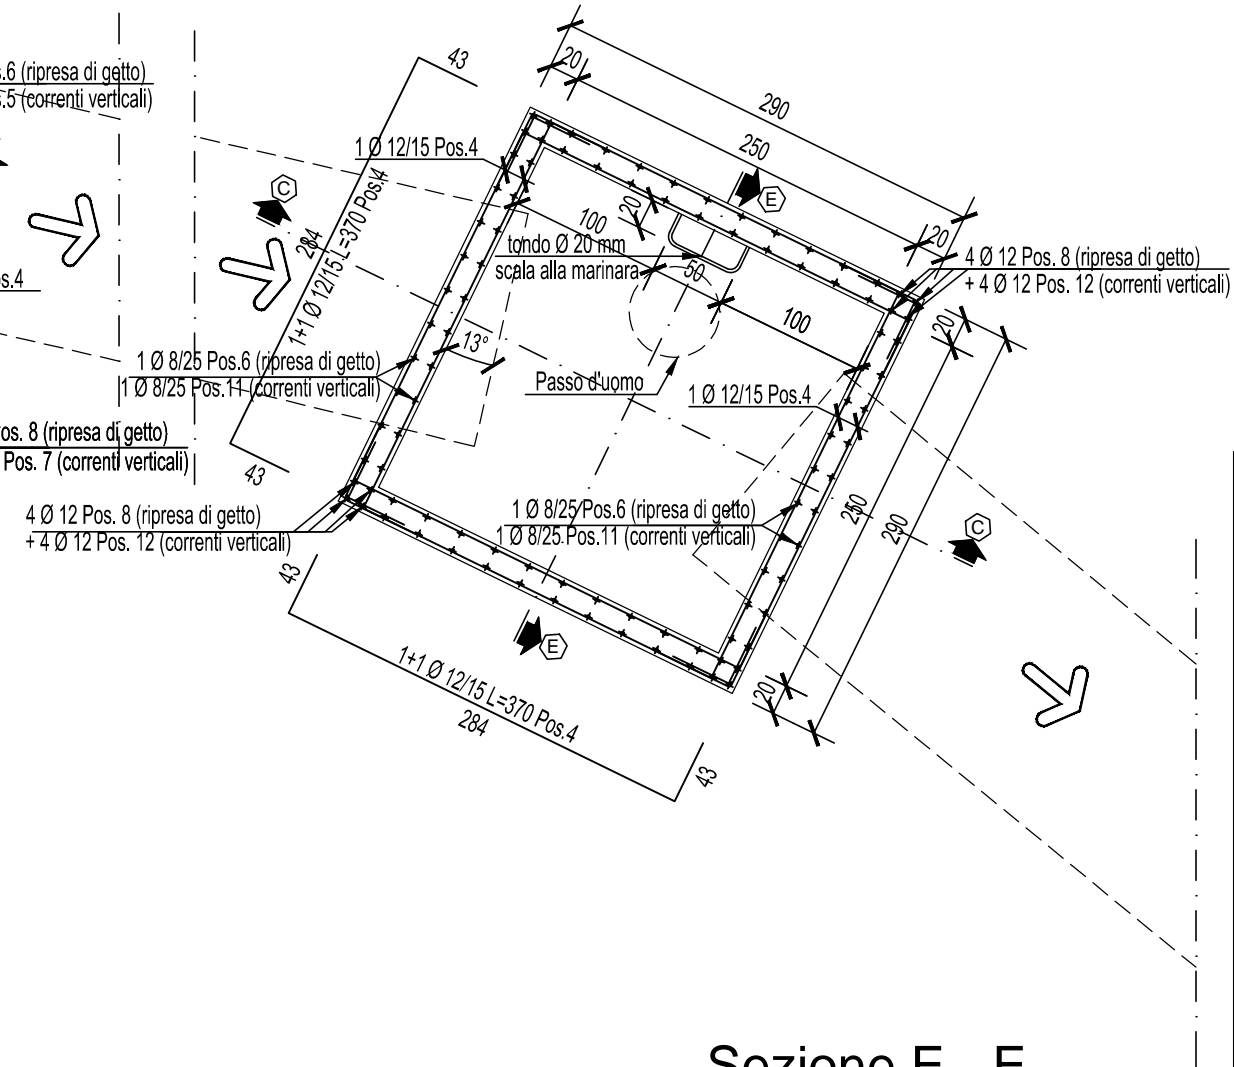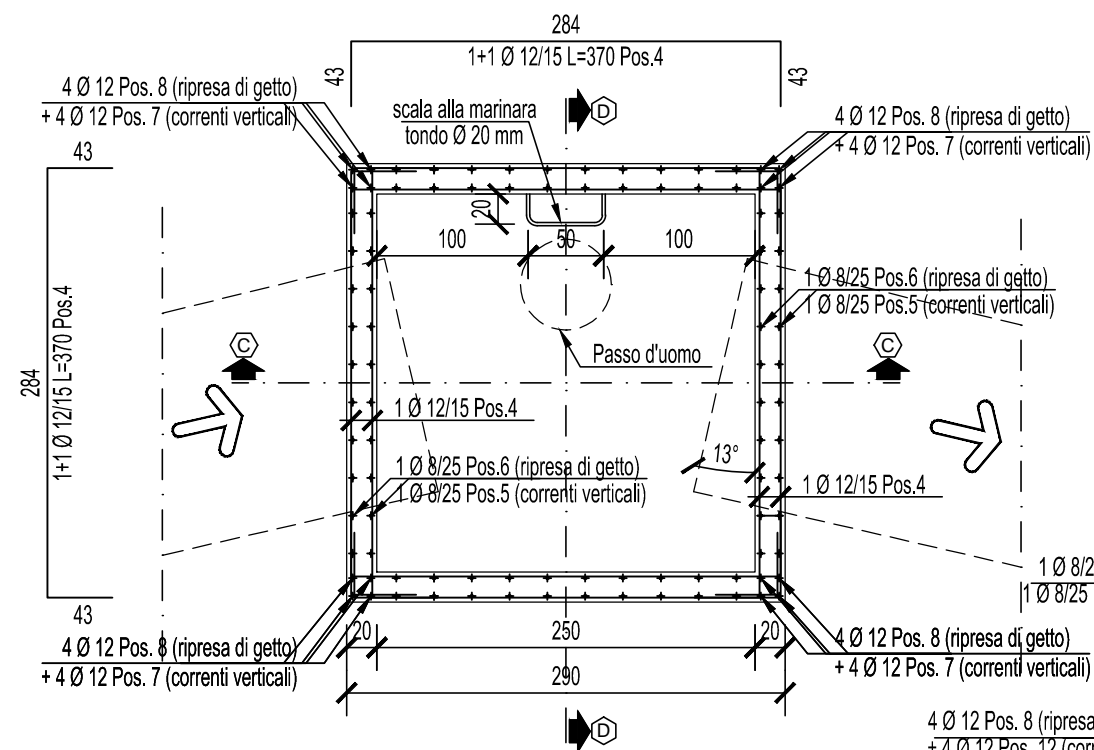


### Sezione C - C

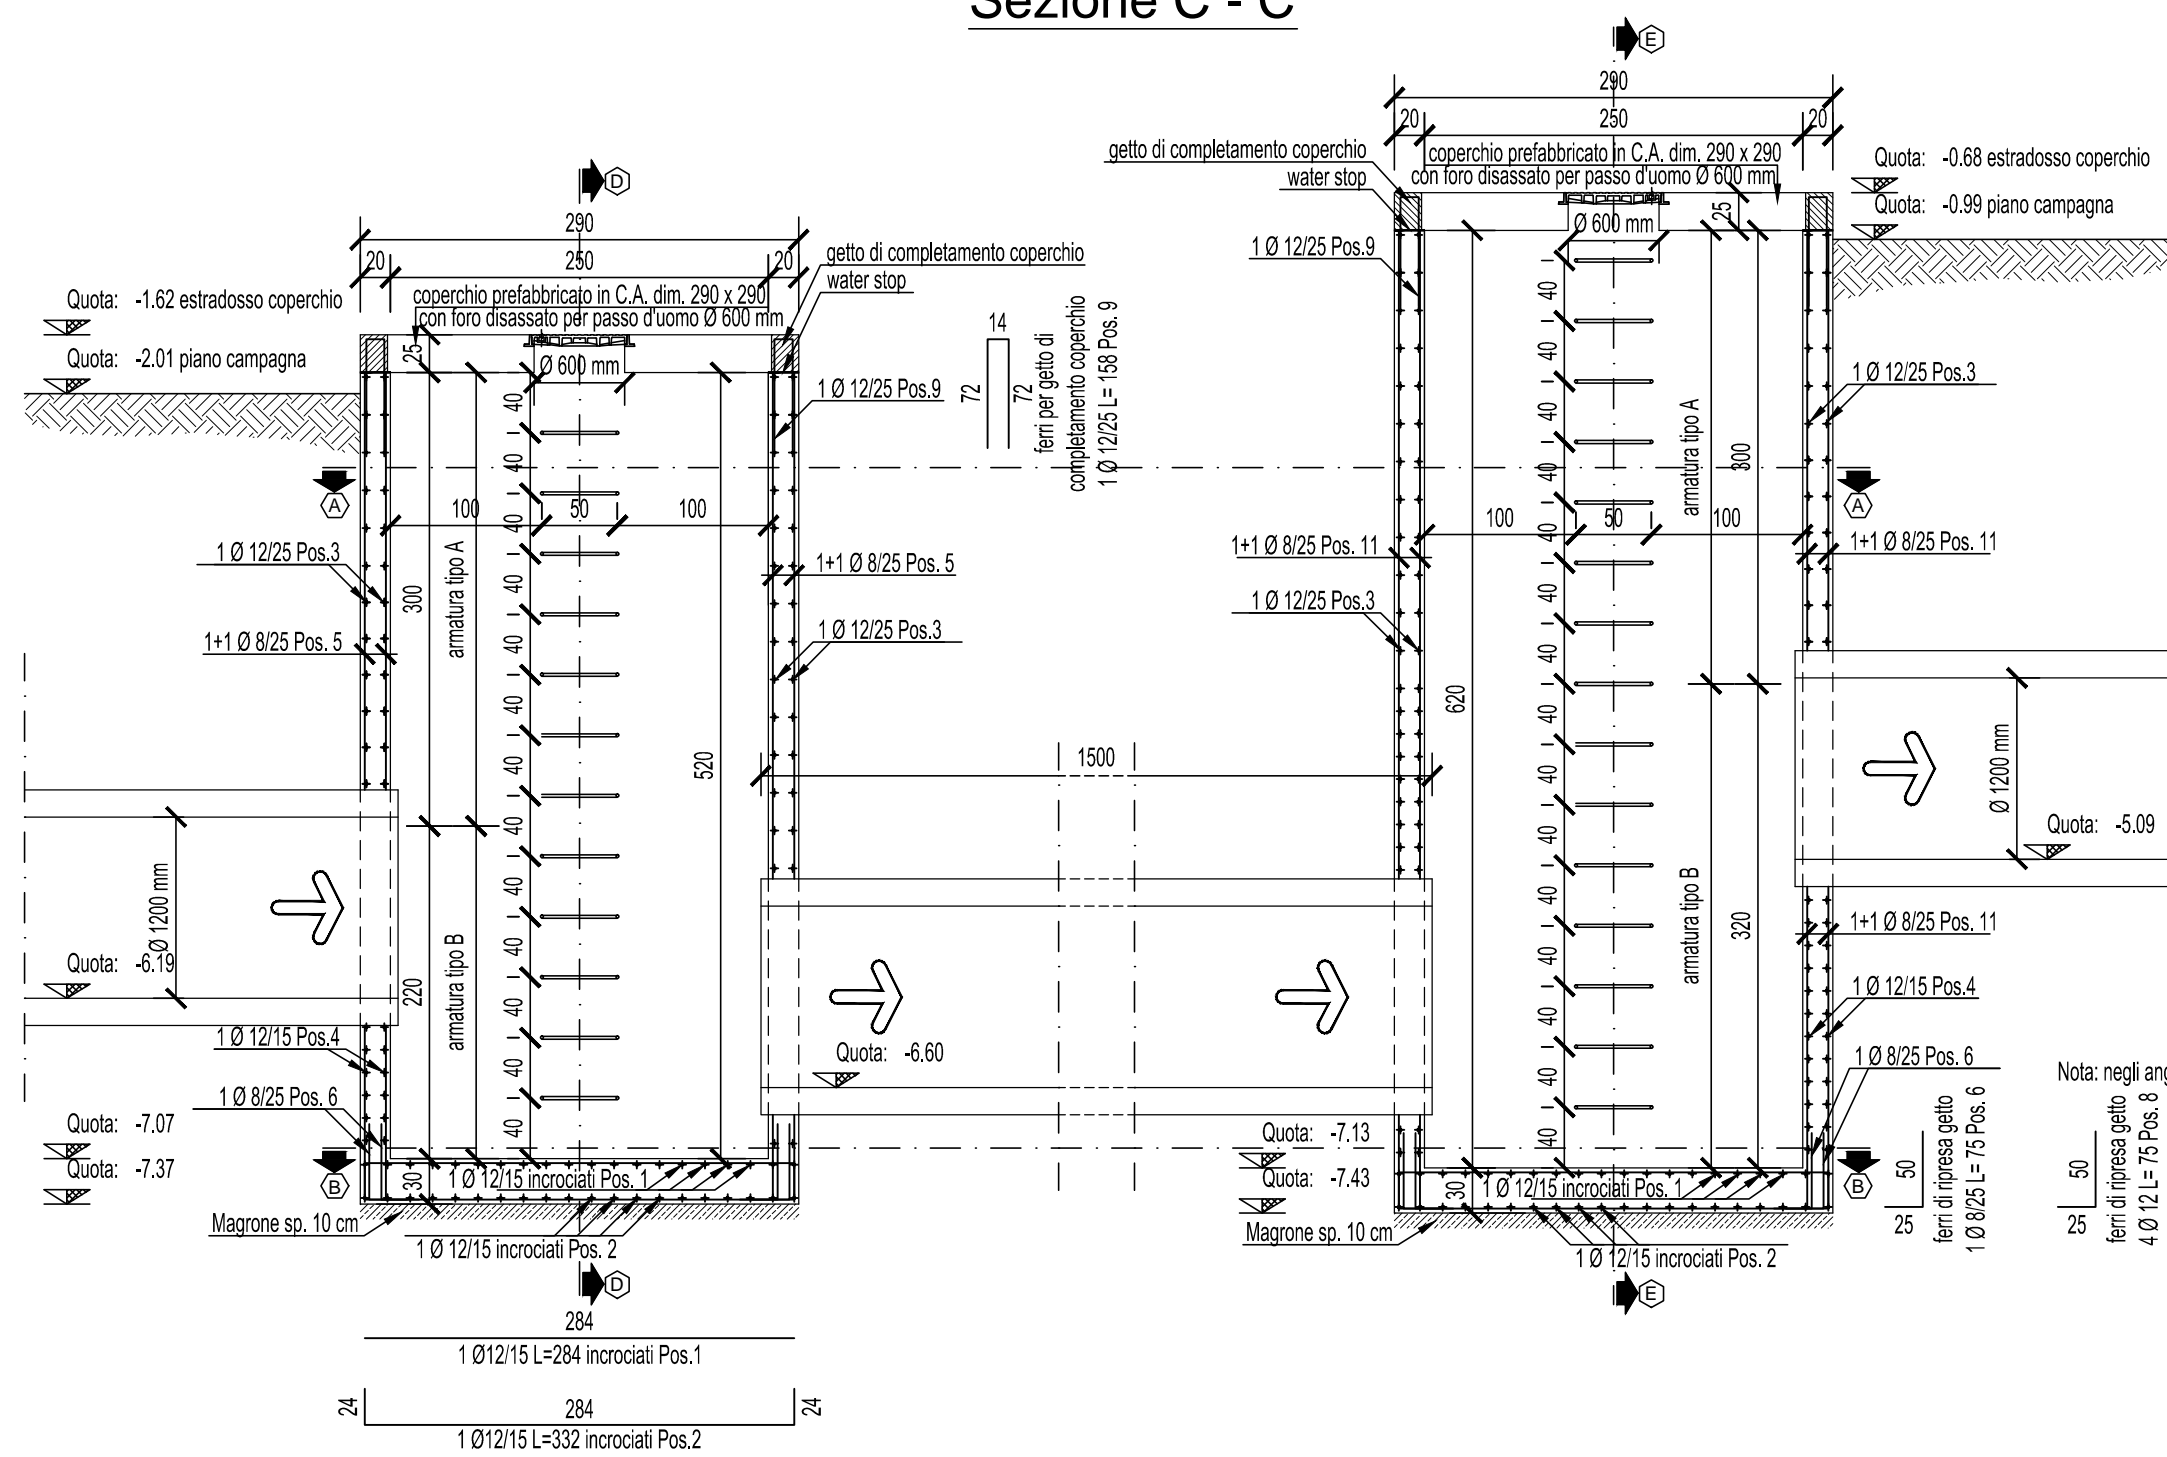

### Sezione D - D

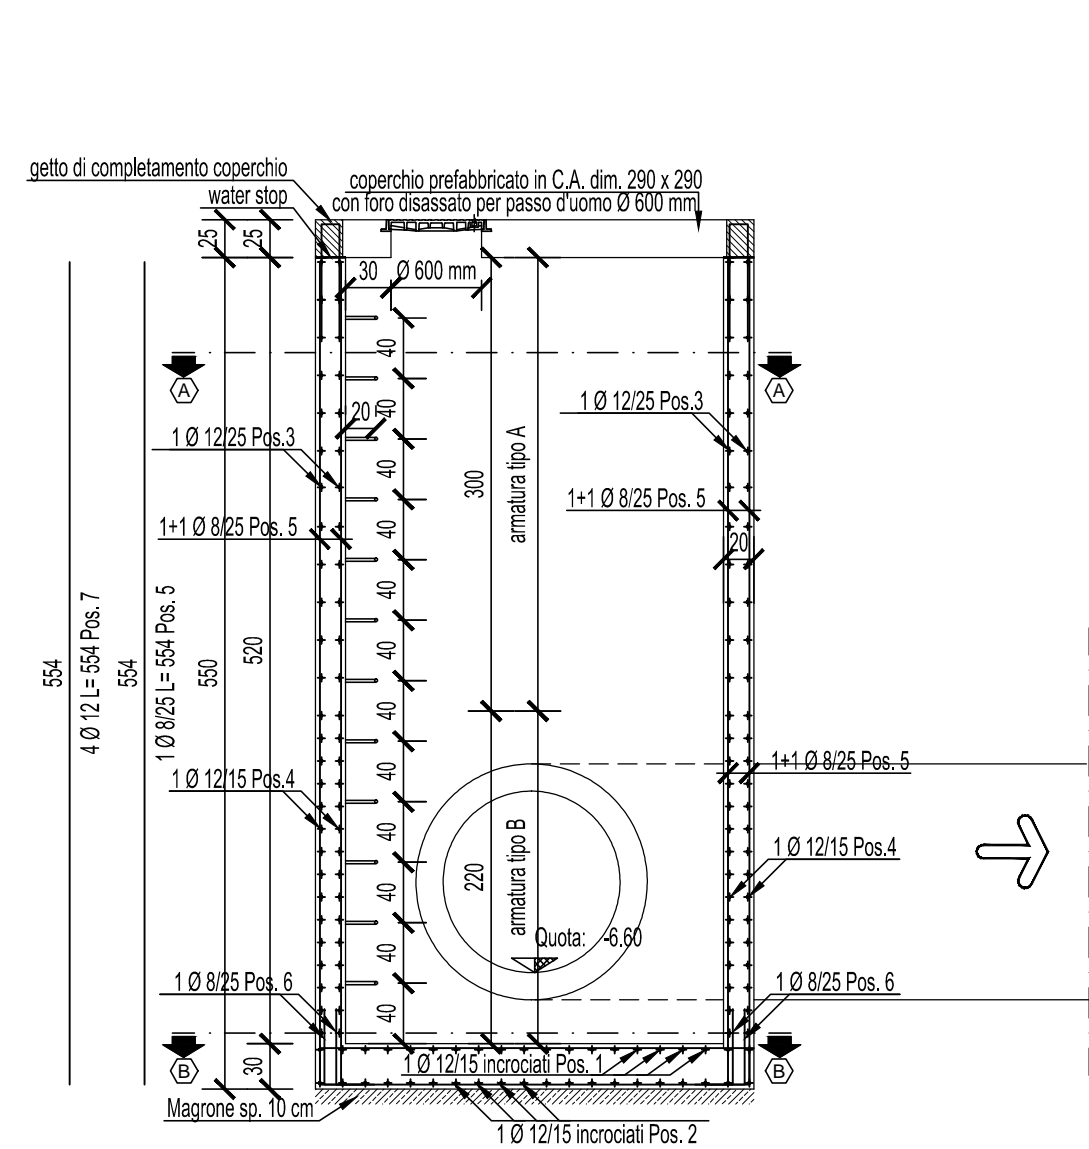

Sezione E - E

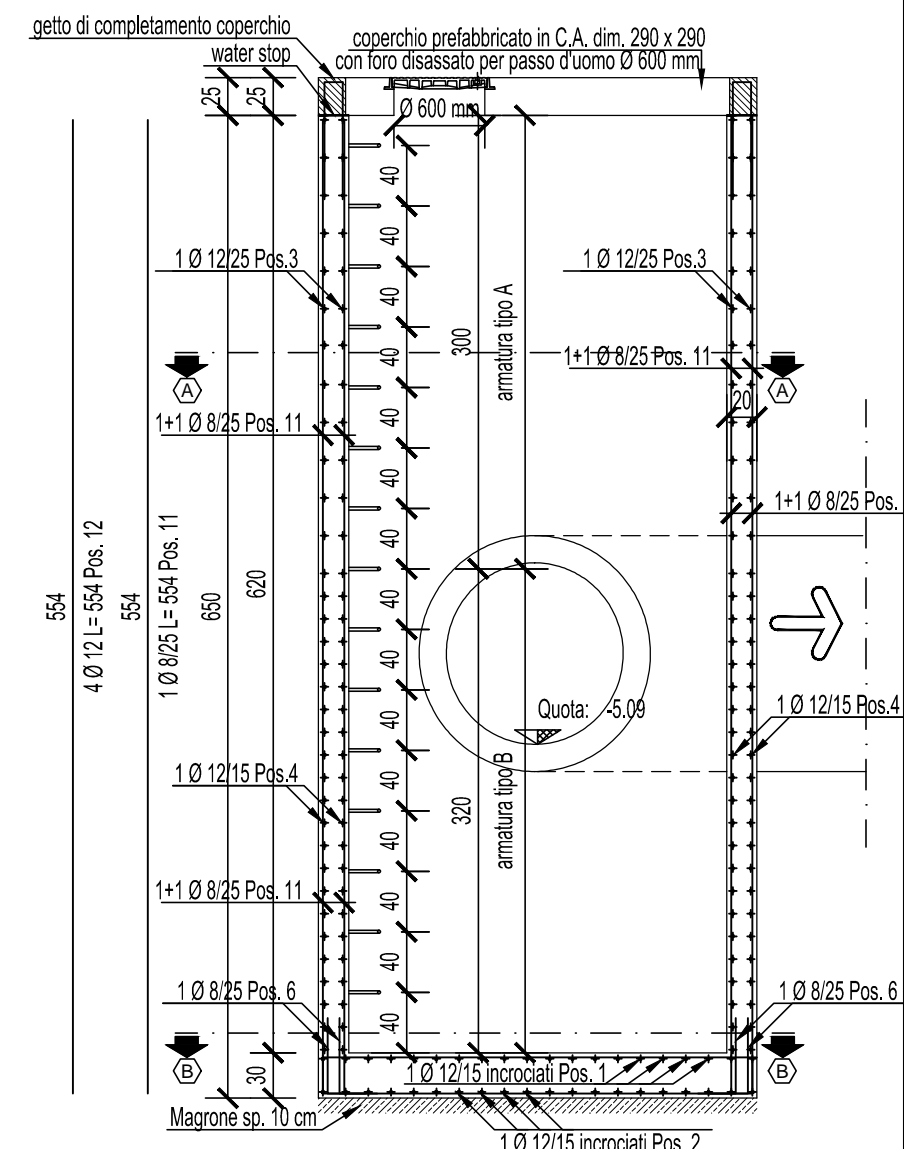

_____	_____	____/____/____	_____
_____	_____	____/____/____	_____
_____	_____	____/____/____	_____
_____	_____	____/____/____	_____
_____	_____	____/____/____	_____
N° Rev.	Note Revisione	Data	Nome

**Consorzio di Bonifica PIANURA di FERRARA**

44121 Ferrara - Via Borgo dei Leoni, 28

Codice Fiscale 93076450381

Tel.: 0532.218211 - Fax: 0532.211402

E-mail: info@bonificaFerrara.it

**PROGETTO SISTEMA IRRIGUO VALLI GIRALDA-GAFFARO-FALCE**

**PROGETTO ESECUTIVO**

Opere di competenza del Ministero delle Politiche Agricole e Forestali

Salvaguardia ambientale e riassetto irriguo del comprensorio

**Progetto di adeguamento funzionale del sistema irriguo  
delle valli Giralda, Gaffaro e Falce in Comune di Codigoro (FE)**

**1° e 2° LOTTO**

**ELABORATI GRAFICI**

**D - MANUFATTO DI ATTRAVERSAMENTO  
CANALE DI SCOLO GIRALDA**

Oggetto dell'elaborato:

**ARMATURE**

Elaborato n°

**5.18**

Pos. arch. 1205\_GGF

Data:

Scala:

1:50

IL PROGETTISTA  
(Dott. Ing. Fabrizio Brunetti)

IL RESPONSABILE  
DEL PROCEDIMENTO  
(Dott. Ing. Gianni Tebaldi)

Disegnatore: Fabrizio

Aggiornamenti:

File: 1205GGF-T18-E

STUDIO TECNICO INGEGNERI ASSOCIATI

**stinas** MICHELE FERRACANI, FABRIZIO BRUNETTI  
PROGETTAZIONE INGEGNERIA CIVILE, IDRAULICA  
NORMATIVA ANTINCENDIO  
NORMATIVA SICUREZZA

VIA MASCHERAIO, 17

44121 FERRARA

TEL.: 0532.210796 - FAX: 0532.215210

C.F. / P. I.V.A.: 01115500389

E-Mail: f.brunetti@stinas.it

CUP:

Commissa: 13-1501-0005