

- Profilo longitudinale n° 4 -

 
(DA NODO 13 A NODO 16)

"13"

"16"

lunghezza m 298,20 ; tubo Ø600 P=-0.03 %

PROFILO	Nq	4
Vertici n.	54	
Scala orizzontale	1:2000	
Scala verticale	1:100	
Sviluppo totale	2384.33	
Dislivello totale	0.30	
Dislivello massimo	3.18	
Quota di riferimento iniziale	-10.00	
Quota iniziale	-1.76	
Quota finale	-1.46	
Quota minima	-4.46	
Quota massima	-1.28	




Valvola intercettazione

PICCHETTO	1	2	3	4	5
DIST. PARZIALE	33.33	89.58	105.98	69.31	
DIST. PROGRESSIVA	0.00	33.33	122.91	228.89	298.20
SCALA GRAFICA	mt. : 200.00				
QUOTE TERRENO	-1.76	-1.78	-1.67	-1.70	-2.04
QUOTE PROGETTO	-4.46	-4.47	-4.49	-4.51	-4.52

- Sezione Tipo -

(diametro tubo Ø600)

scala 1:100

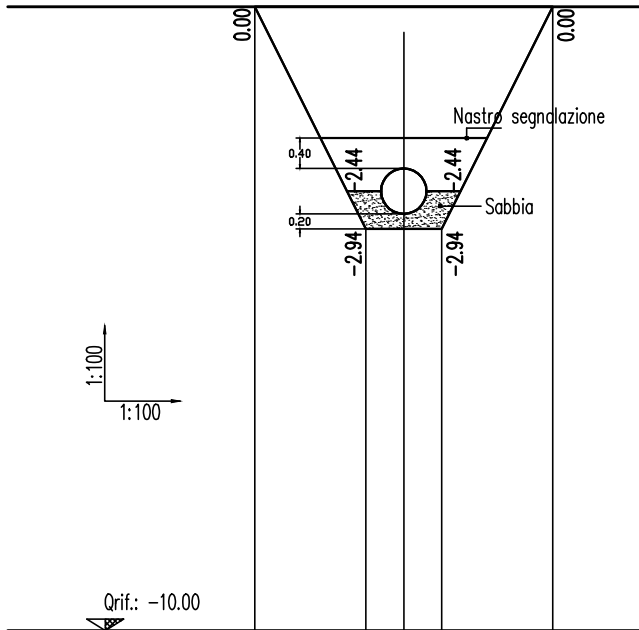

PICCHETTO	1	2	3	4	5
DIST. PARZIALE	1.47	0.50	0.50	1.47	
QUOTE TERRENO	-1.75	-1.75	-1.75	-1.75	
QUOTE PROGETTO	-1.75	-4.80	-4.80	-1.75	

- TABELLA DATI -

- Quota media terreno : -1.75 mt.
- Quota media progetto: -4.69 mt.
- Area Sezione : 7.26 mq.
- Sviluppo totale : 298.2 mt.
- Volume di scavo : 2168 mc.
- Volume sabbia : 144 mc.
- Volume riempimento : 1937 mc.

Consorzio di Bonifica **PIANURA di FERRARA**

44121 Ferrara - Via Borgo dei Leoni, 28
Codice Fiscale 93076450381
Tel.: 0532.218211 - Fax: 0532.211402
E-mail: info@bonificaferarra.it



PROGETTO SISTEMA IRRIGUO VALLI GIRALDA-GAFFARO-FALCE

PROGETTO ESECUTIVO

Opere di competenza del Ministero delle Politiche Agricole e Forestali


Salvaguardia ambientale e riassetto irriguo del comprensorio


Progetto di adeguamento funzionale del sistema irriguo
delle valli Giralda, Gaffaro e Falce in Comune di Codigoro (FE)

1° e 2° LOTTO

ELABORATI GRAFICI

RETE DI DISTRIBUZIONE

Oggetto dell'elaborato: PROFILO LONGITUDINALE N° 4b			Elaborato n° 5.54
Pos. arch.	1205_GGF	Data:	Scala: 1:100/1:2.000
IL PROGETTISTA (Dott. Ing. Fabrizio Brunetti) 		IL RESPONSABILE DEL PROCEDIMENTO (Dott. Ing. Gianni Tebaldi)	
Disegnatore: Fabrizio			Aggiornamenti:
File: 1205GGF-T54-E			

STUDIO TECNICO INGEGNERI ASSOCIATI MICHELE FERGNANI, FABRIZIO BRUNETTI  PROGETTAZIONE INGEGNERIA CIVILE, IDRAULICA NORMATIVA ANTINCENDIO NORMATIVA SICUREZZA		VIA MASCHERAIO, 17 44121 FERRARA TEL.: 0532.210796 - FAX: 0532.215210 C.F. / P. I.V.A. : 01115500389 E-Mail: f.brunetti@stinas.it	CUP:
			Commissa: 13-1501-0005