



		__/_/_	__
		__/_/_	__
		__/_/_	__
		__/_/_	__
		__/_/_	__
N° Rev.	Note Revisione	Data	Nome


Sezione A - A a quota -2.40
armatura tipo A

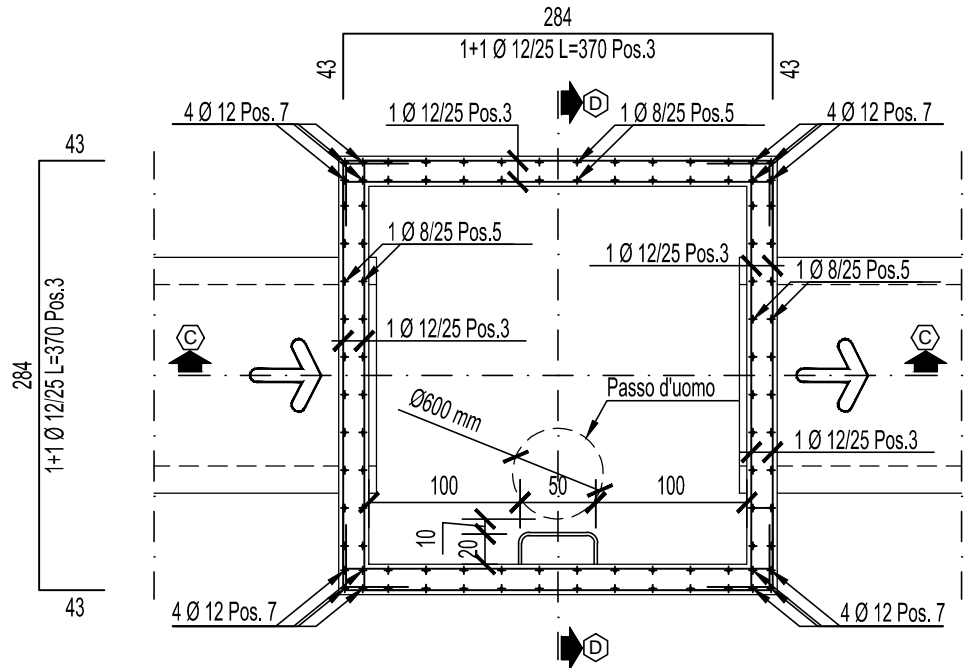


Sezione B - B a quota -5.90
armatura tipo B

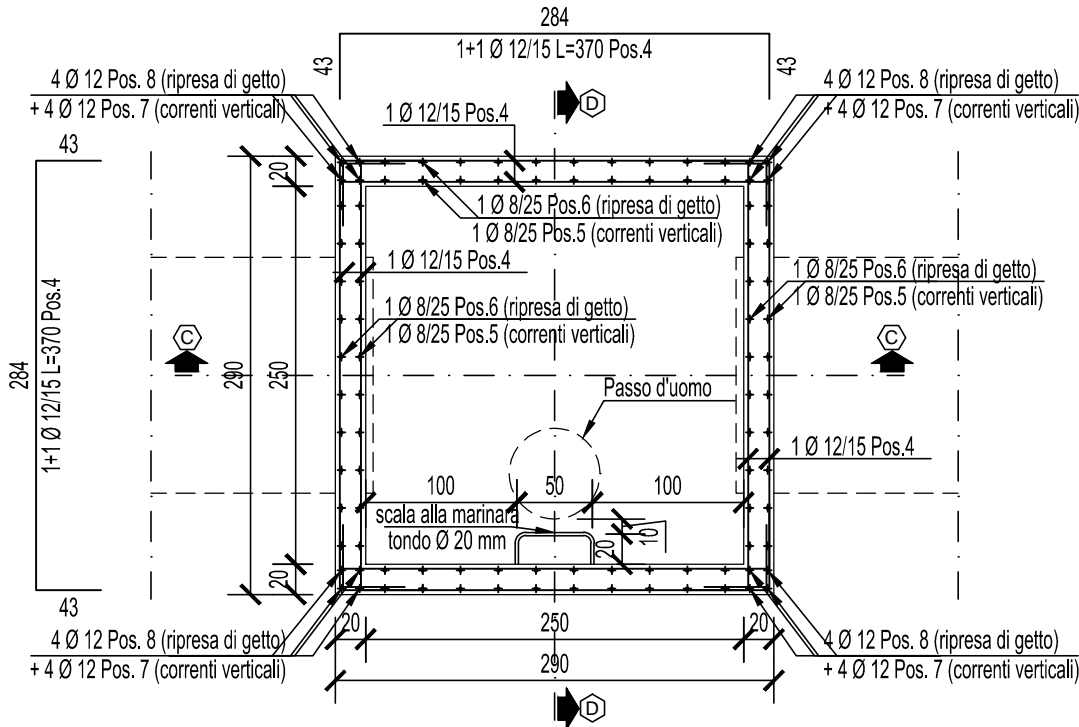

Sezione C - C

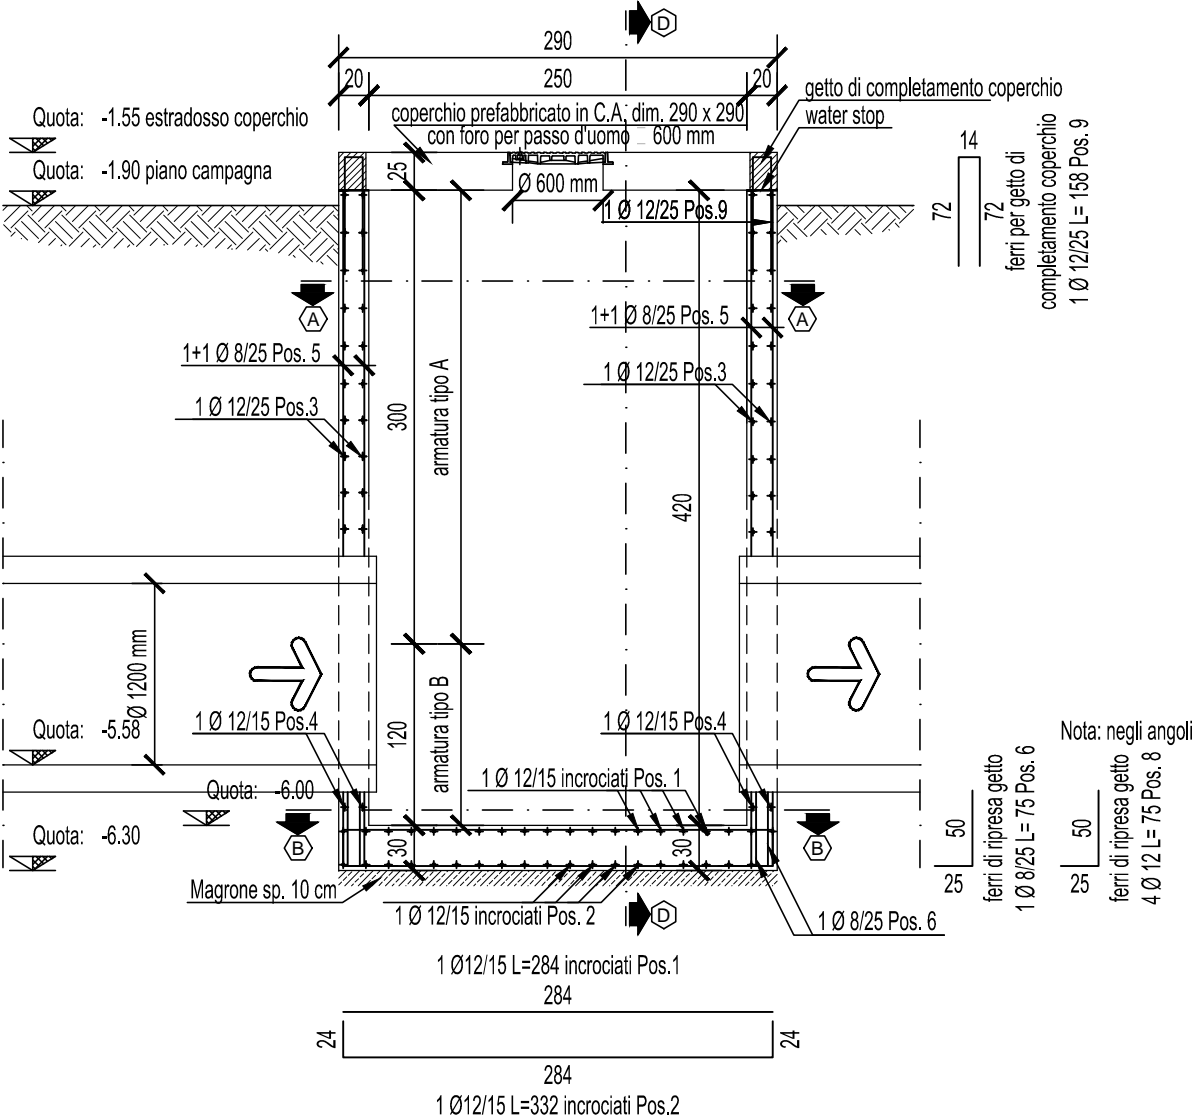

Sezione D - D

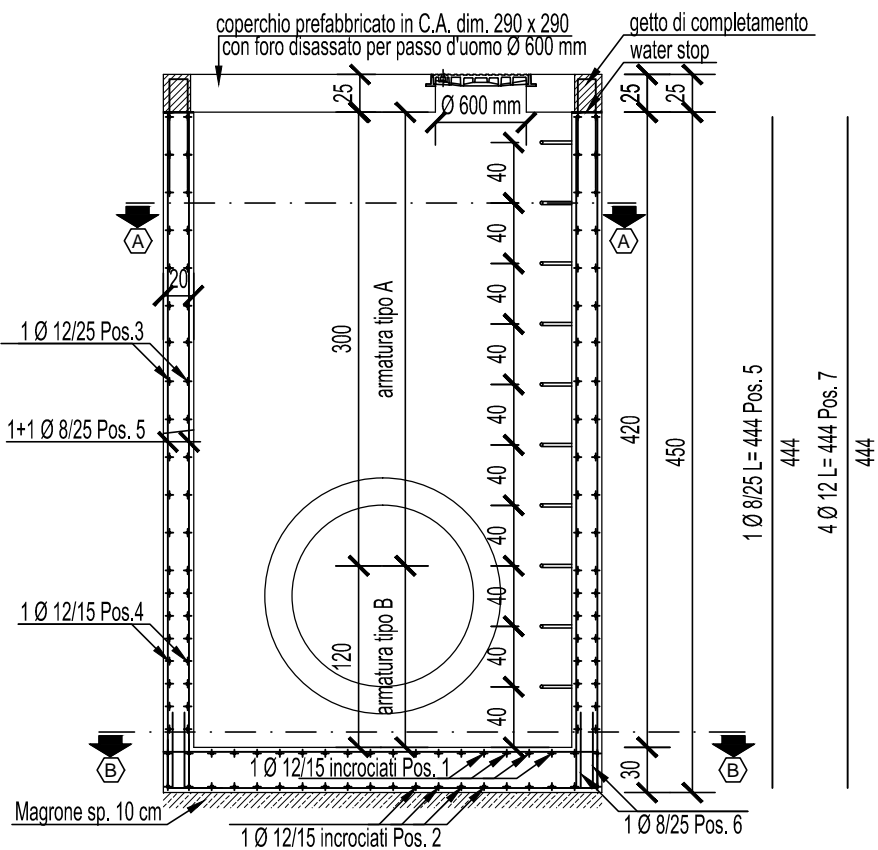

Consorzio di Bonifica **PIANURA di FERRARA**

44121 Ferrara - Via Borgo dei Leoni, 28
Codice Fiscale 93076450381
Tel.: 0532.218211 - Fax: 0532.211402
E-mail: info@bonifica Ferrara.it



PROGETTO SISTEMA IRRIGUO VALLI GIRALDA-GAFFARO-FALCE

PROGETTO ESECUTIVO

Opere di competenza del Ministero delle Politiche Agricole e Forestali

Salvaguardia ambientale e riassetto irriguo del comprensorio

Progetto di adeguamento funzionale del sistema irriguo
delle valli Giralda, Gaffaro e Falce in Comune di Codigoro (FE)

1° e 2° LOTTO

ELABORATI GRAFICI

C - POZZETTO DI ISPEZIONE

Oggetto dell'elaborato:			Elaborato n°
ARMATURE			5.17
Pos. arch.	1205_GGF	Data:	Scala: 1:50
IL PROGETTISTA (Dott. Ing. Fabrizio Brunetti)			Disegnatore: Fabrizio
IL RESPONSABILE DEL PROCEDIMENTO (Dott. Ing. Gianni Tebaldi)			Aggiornamenti:
File: 1205GGF-T17-E			

STUDIO TECNICO INGEGNERI ASSOCIATI		VIA MASCHERAIO, 17 44121 FERRARA	CUP:
MICHELE FERGNANI, FABRIZIO BRUNETTI		44121 FERRARA	Commissa: 13-1501-0005
PROGETTAZIONE INGEGNERIA CIVILE, IDRAULICA		TEL.: 0532.210796 - FAX: 0532.215210	
NORMATIVA ANTINCENDIO		C.F. / P. I.V.A. : 01115500389	
NORMATIVA SICUREZZA		E-Mail: f.brunetti@stinas.it	



820 Albo
dott. ing.
Fabrizio BRUNETTI

ORDINE DEGLI
INGEGNERI
DELLA PROVINCIA
DI FERRARA

CUP:

Commissa: 13-1501-0005