

N° Rev.	Note Revisione	Data	Nome

Consorzio di Bonifica **PIANURA di FERRARA**

44121 Ferrara - Via Borgo dei Leoni, 28
Codice Fiscale 93076450381
Tel.: 0532.218211 - Fax: 0532.211402
E-mail: info@bonificaferarra.it



PROGETTO SISTEMA IRRIGUO VALLI GIRALDA-GAFFARO-FALCE

PROGETTO ESECUTIVO

Opere di competenza del Ministero delle Politiche Agricole e Forestali

Salvaguardia ambientale e riassetto irriguo del comprensorio

Progetto di adeguamento funzionale del sistema irriguo
delle valli Giralda, Gaffaro e Falce in Comune di Codigoro (FE)

1° e 2° LOTTO

ELABORATI GRAFICI

E - IMPIANTO DI SOLLEVAMENTO GIRALDA

Oggetto dell'elaborato:

SEZIONE F-F

Elaborato n°

5.30

Pos. arch. 1205_GGF

Data:

Scala: 1:100

IL PROGETTISTA
(Dott. Ing. Fabrizio Brunetti)



IL RESPONSABILE
DEL PROCEDIMENTO
(Dott. Ing. Gianni Tebaldi)

.....

Disegnatore: Fabrizio

Aggiornamenti:

File: 1205GGF-T30-E


STUDIO TECNICO INGEGNERI ASSOCIATI
MICHELE FERGNANI, FABRIZIO BRUNETTI
stinas
PROGETTAZIONE INGEGNERIA CIVILE, IDRAULICA
NORMATIVA ANTINCENDIO
NORMATIVA SICUREZZA

VIA MASCHERAIO, 17
44121 FERRARA
TEL.: 0532.210796 - FAX: 0532.215210
C.F. / P. I.V.A. : 01115500389
E-Mail: f.brunetti@stinas.it

CUP:

Commissa: 13-1501-0005

PLANIMETRIA DI INQUADRAMENTO

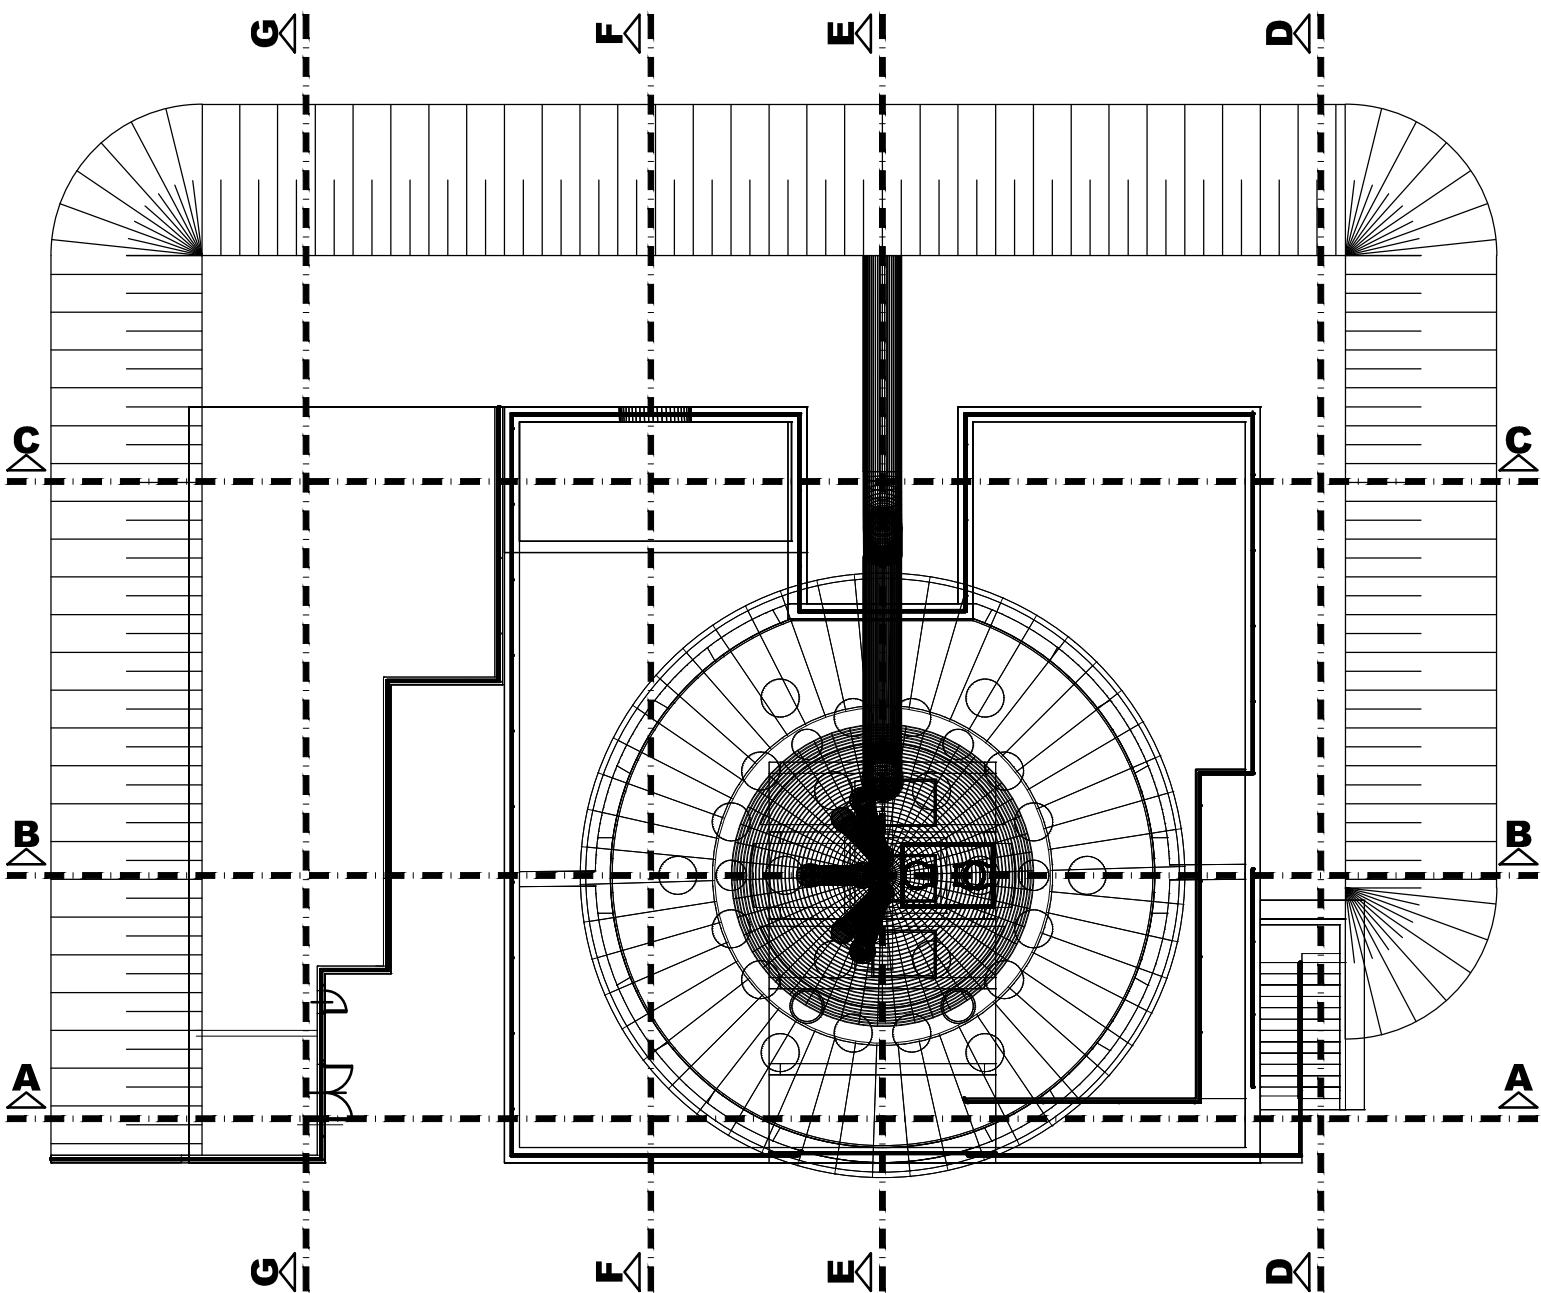

SEZIONE F-F
scala (1:100)

